



ТРАНССТРОЙ
ИНЖИНИРИНГ

ООО "ТРАНССТРОЙИНЖИНИРИНГ"

СРО-П-069-02122009

**Заказчик – Казенное учреждение Республики Карелия «Управление
Капитального строительства Республики Карелия»**

**«Строительство линии электропередачи от ПС-20 для электроснабжения
деревообрабатывающего производства, г. Кондопога»**

**ДОКУМЕНТАЦИЯ ПО ПЛАНИРОВКЕ ТЕРРИТОРИИ
ПРОЕКТ ПЛАНИРОВКИ ТЕРРИТОРИИ
ПРОЕКТ МЕЖЕВАНИЯ ТЕРРИТОРИИ**

21АЭФ-18/2018-ППТ

**ТОМ 7
ПРОЕКТ МЕЖЕВАНИЯ ТЕРРИТОРИИ
МАТЕРИАЛЫ ПО ОБОСНОВАНИЮ
ПРОЕКТА МЕЖЕВАНИЯ ТЕРРИТОРИИ**

Уфа, 2019



ТРАНССТРОЙ
И Н Ж И Н И Р И Н Г

ООО "ТРАНССТРОЙИНЖИНИРИНГ"

СРО-П-069-02122009

**Заказчик – Казенное учреждение Республики Карелия «Управление
Капитального строительства Республики Карелия»**

**«Строительство линии электропередачи от ПС-20 для электроснабжения
деревообрабатывающего производства, г. Кондопога»**

**ДОКУМЕНТАЦИЯ ПО ПЛАНИРОВКЕ ТЕРРИТОРИИ
ПРОЕКТ ПЛАНИРОВКИ ТЕРРИТОРИИ
ПРОЕКТ МЕЖЕВАНИЯ ТЕРРИТОРИИ**

21АЭФ-18/2018-ППТ

**ТОМ 7
МАТЕРИАЛЫ ПО ОБОСНОВАНИЮ
ПРОЕКТА МЕЖЕВАНИЯ ТЕРРИТОРИИ**

**Заместитель
генерального директора**



А.Ю. Бревенников

Уфа, 2019

СОДЕРЖАНИЕ

СОДЕРЖАНИЕ.....3

1. ГРАФИЧЕСКАЯ ЧАСТЬ.....4

Взам. инв. №		Подпись и дата		21АЭФ-18/2018-ПМТ-С							
Изм.	Кол.уч.	Лист	№ док.	Подпись	Дата	Содержание тома			Стадия	Лист	Листов
Разраб.		Мазитов Р.А.			01.2019				П	3	20
Проверил		Махт С.Р.			01.2019				ООО «ТрансСтройИнжиниринг»		
Н. контр		Тимергазина Л.Х.			01.2019						



Условные обозначения

- Границы зон планируемого размещения проектируемого линейного объекта
- Проектируемая КЛ 6 кВ
- Границы зон с особыми условиями использования территории, подлежащие установлению в связи с размещением линейных объектов
- Придорожные полосы автомобильных дорог
- Охранная зона гидроэнергетических объектов комплекса Кондопожской ГЭС
- Границы ЗОУИТ по сведениям из ЕГРН
- 10:03:0010406:2 Обозначение существующих земельных участков, сведения о которых имеются в ЕГРН
- 10:03:0010406 Границы кадастровых кварталов, сведения о которых имеются в ЕГРН




Имя, инв. N
Подпись и дата
Взам. инв. N

					21АЭФ-18/2018			
					Строительство линии электропередач от ПС-20 для обеспечения электроснабжения деревообрабатывающего завода г. Кондопога			
Изм.	Колуч.	Лист	Докл.	Подпись	Дата	Материалы по обоснованию проекта межевания территории		
Разработал	Маитгов Р.А.	01.19			01.19			
Проверил	Махт С.Р.				01.19			
					М 1:500		ООО "ТрансСтройИнжиниринг"	
Н. контр.	Глиергазина Л.Х.				01.19			

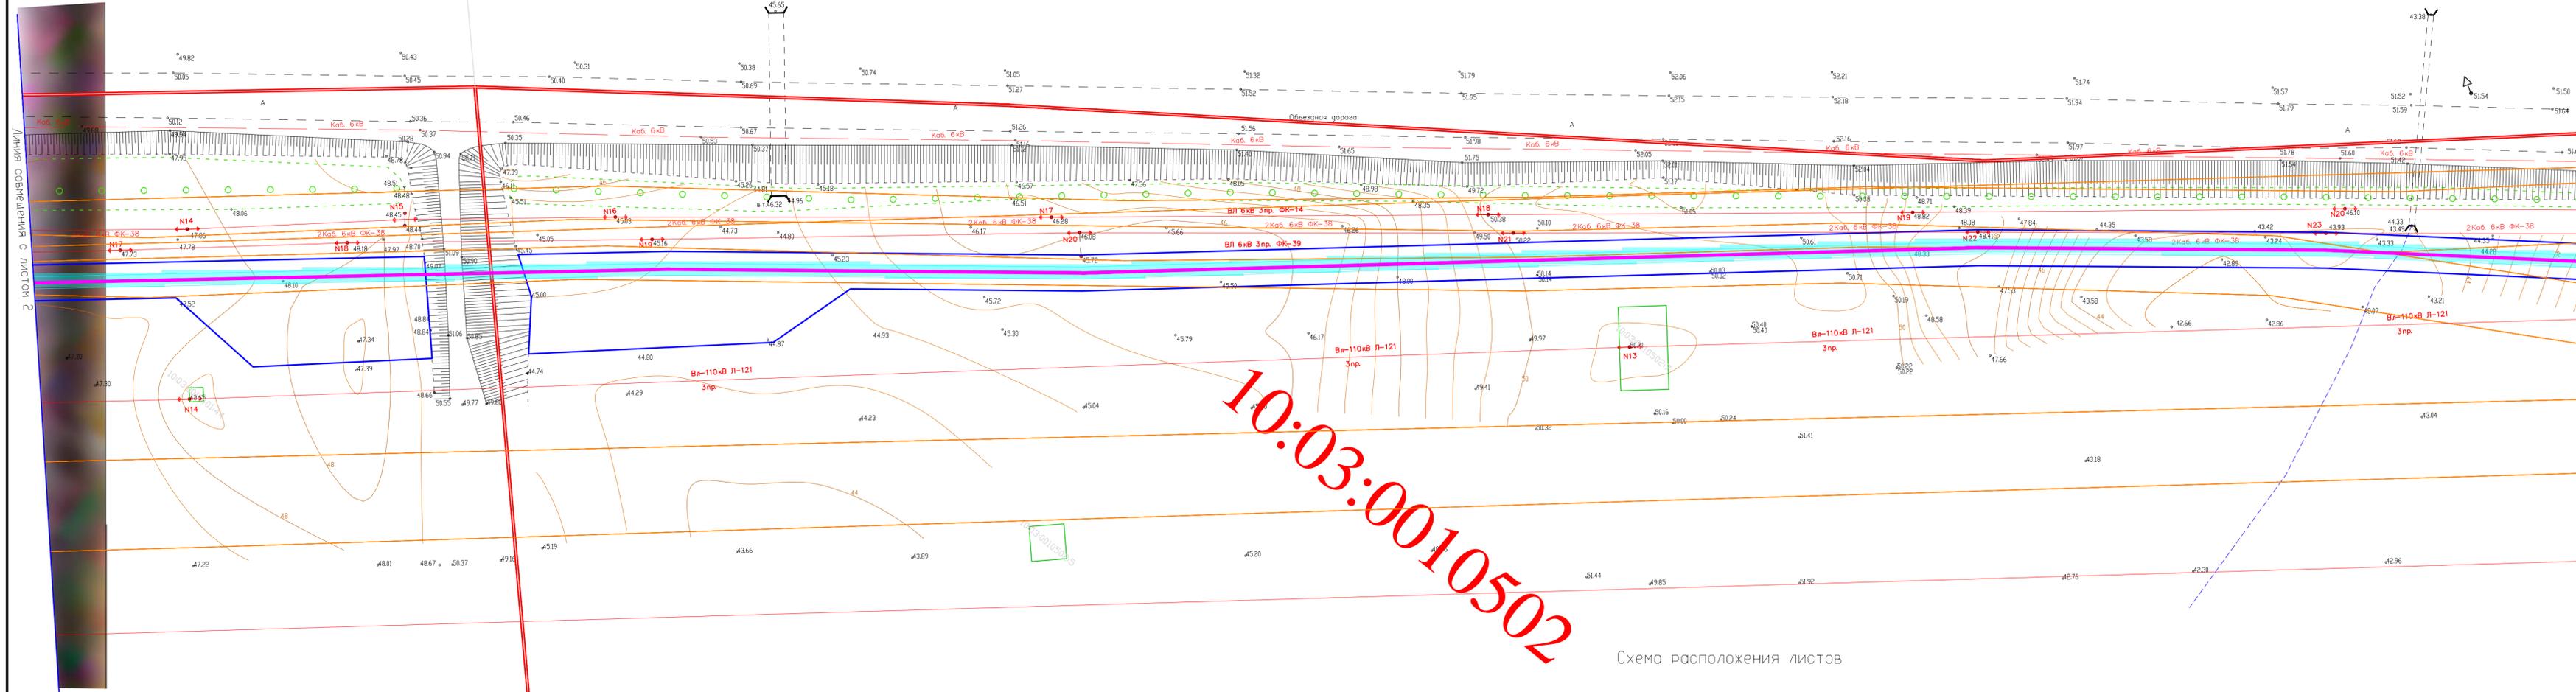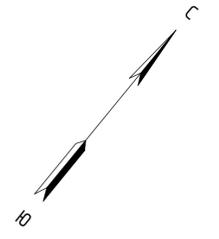

10:03:0010502

Схема расположения листов

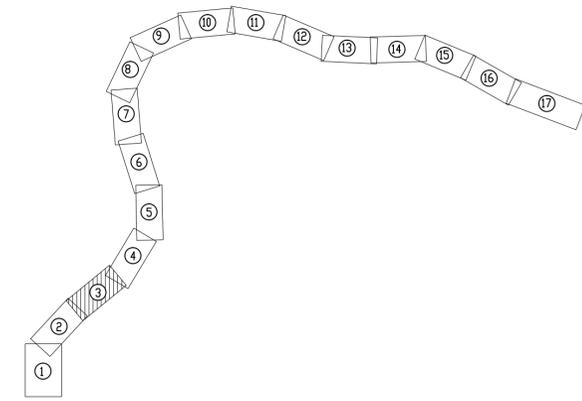

Условные обозначения представлены на листе 1

						21АЭФ-18/2018			
						Строительство линии электропередач от ПС-20 для обеспечения электроснабжения деревообрабатывающего завода г. Кондопога			
Изм.	Копуч.	Лист	Ндок.	Подпись	Дата	Материалы по обоснованию проекта межевания территории	Стадия	Лист	Листов
Разработал	Мазитов Р.А.	01.19			01.19		ДПТ	3	17
Проверил	Махт С.Р.								
						M 1:500	ООО "ТрансСтройИнжиниринг"		
Н. контр.	Тимергазина Л.Х.				01.19				

Имя, И. подп., Подпись и дата, Взам. инв. N


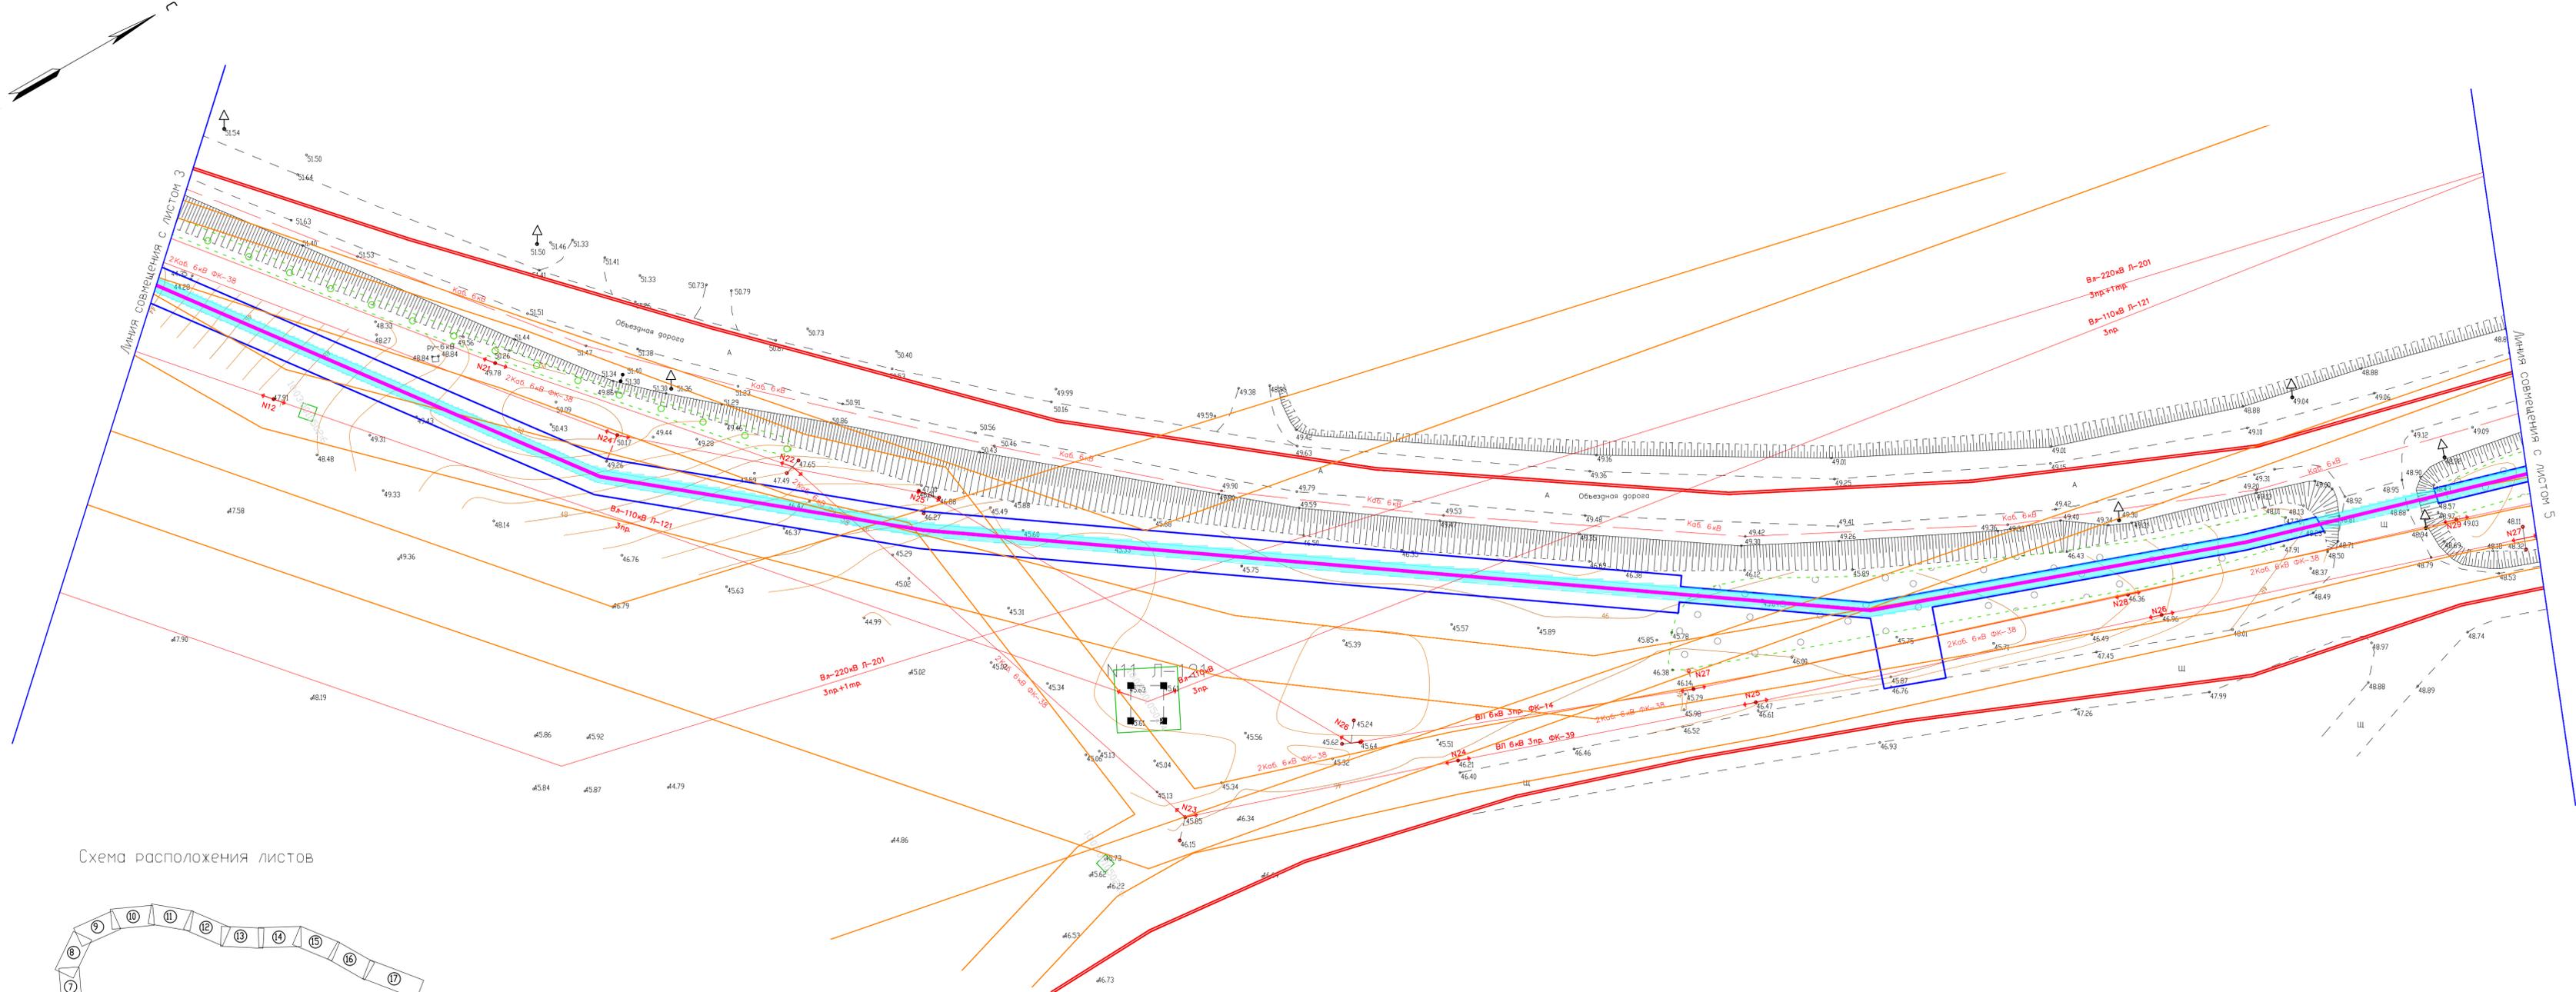


Схема расположения листов

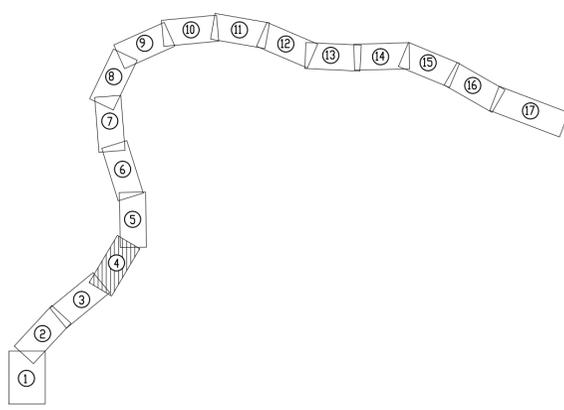

Условные обозначения представлены на листе 1

21АЭФ-18/2018					
Строительство линии электропередач от ПС-20 для обеспечения электроснабжения деревообрабатывающего завода г. Кондопога					
Изм.	Коп.уч.	Лист	Ндок.	Подпись	Дата
Разработал	Мазитов Р.А.	01.19		<i>[Signature]</i>	01.19
Проверил	Махт С.Р.	01.19		<i>[Signature]</i>	01.19
И. контр.	Гиммерзия Л.Х.	01.19		<i>[Signature]</i>	01.19
Материалы по обоснованию проекта межевания территории			Стадия	Лист	Листов
			ДПТ	4	17
М 1:500			ООО "ТрансСтройИнжиниринг"		


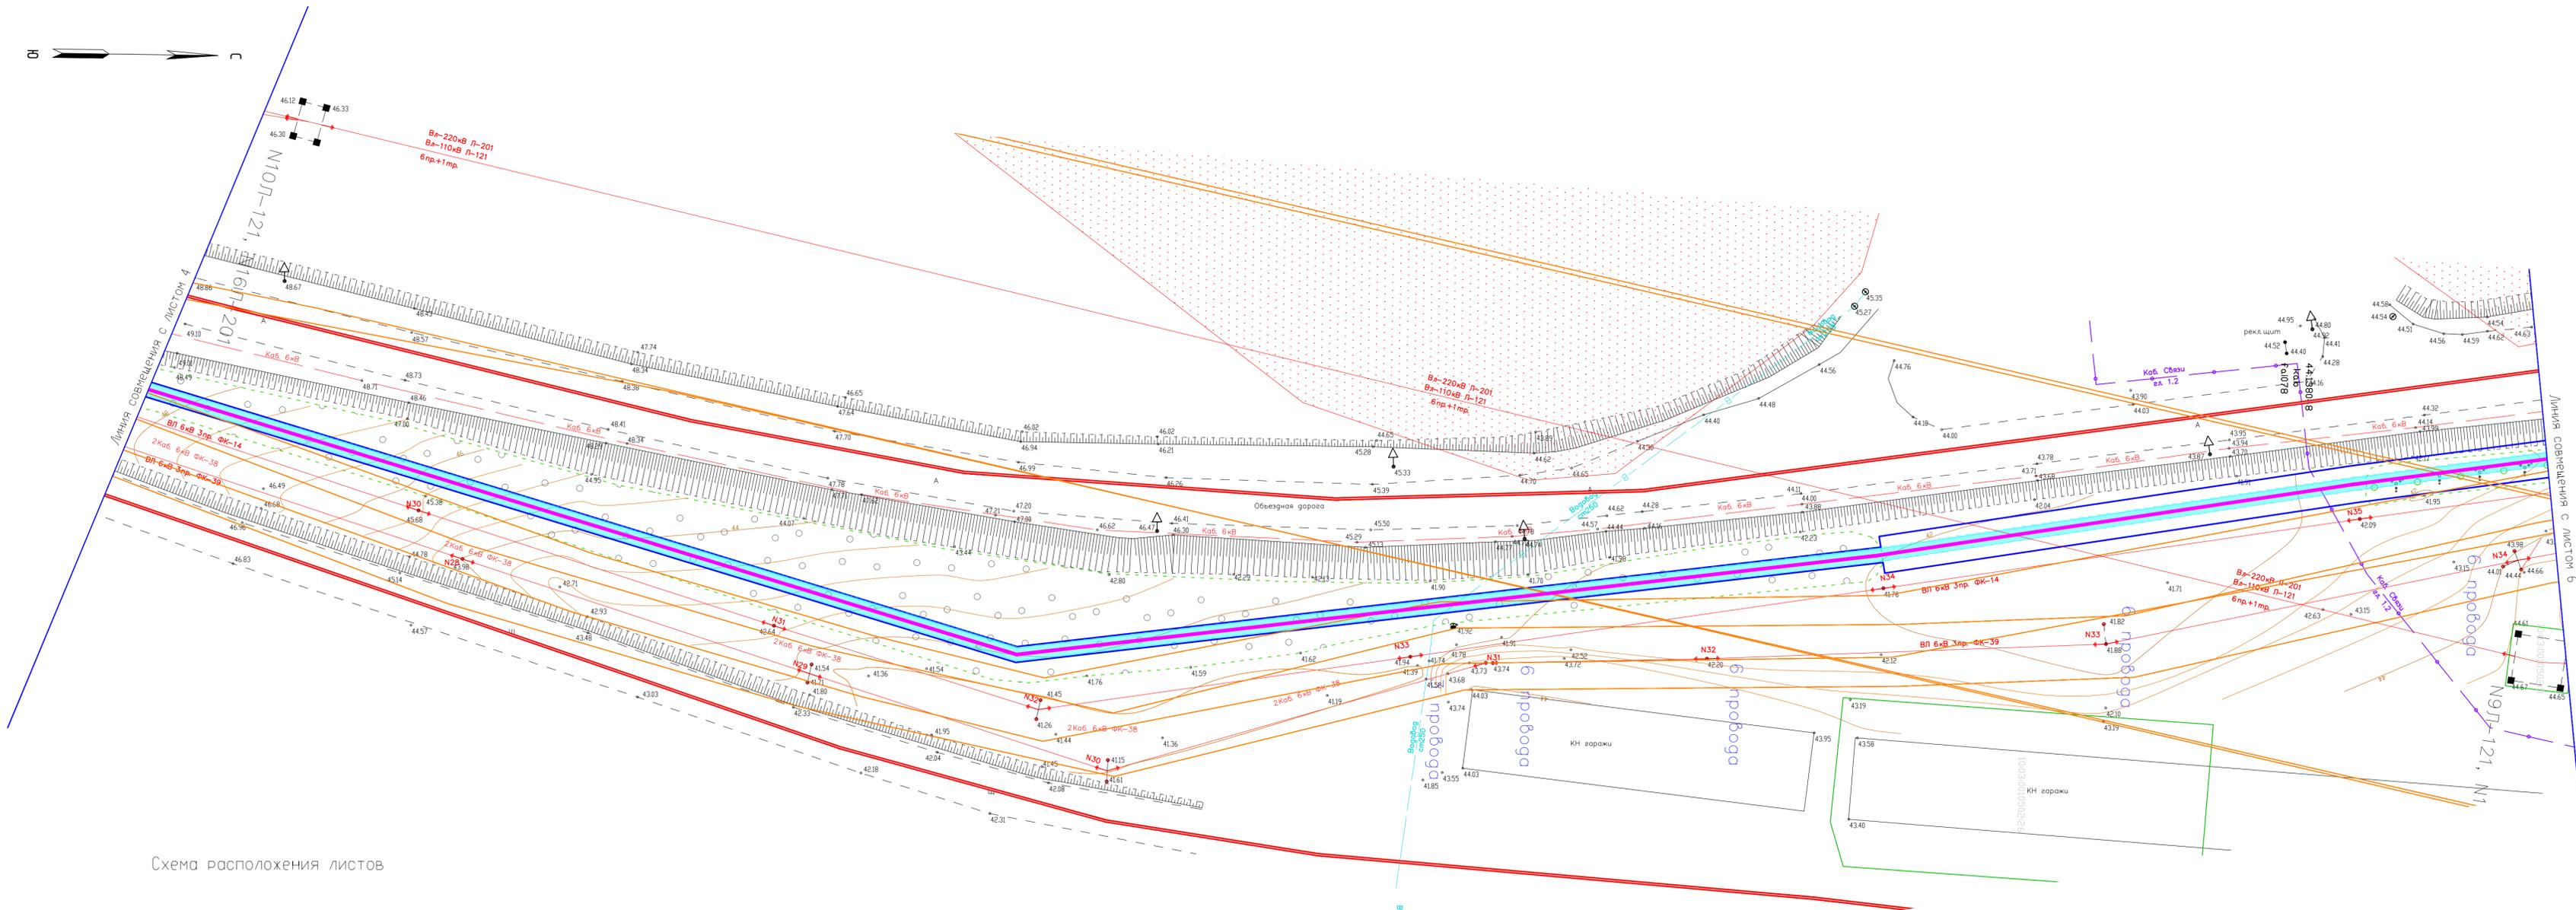


Схема расположения листов

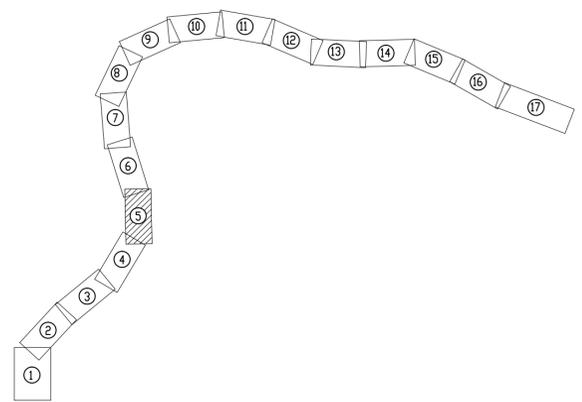

Условные обозначения представлены на листе 1

						21АЭФ-18/2018			
						Строительство линии электропередач от ПС-20 для обеспечения электроснабжения деревообрабатывающего завода г. Кондопога			
Изм.	Коп.уч.	Лист	Ндок.	Подпись	Дата	Материалы по обоснованию проекта межевания территории	Стадия	Лист	Листов
Разработал				Мазитов Р.А.	01.19		ДПТ	5	17
Проверил				Махт С.Р.	01.19				
						M 1:500	ООО "ТрансСтройИнжиниринг"		
И. контр.				Тимегалина Л.Х.	01.19				


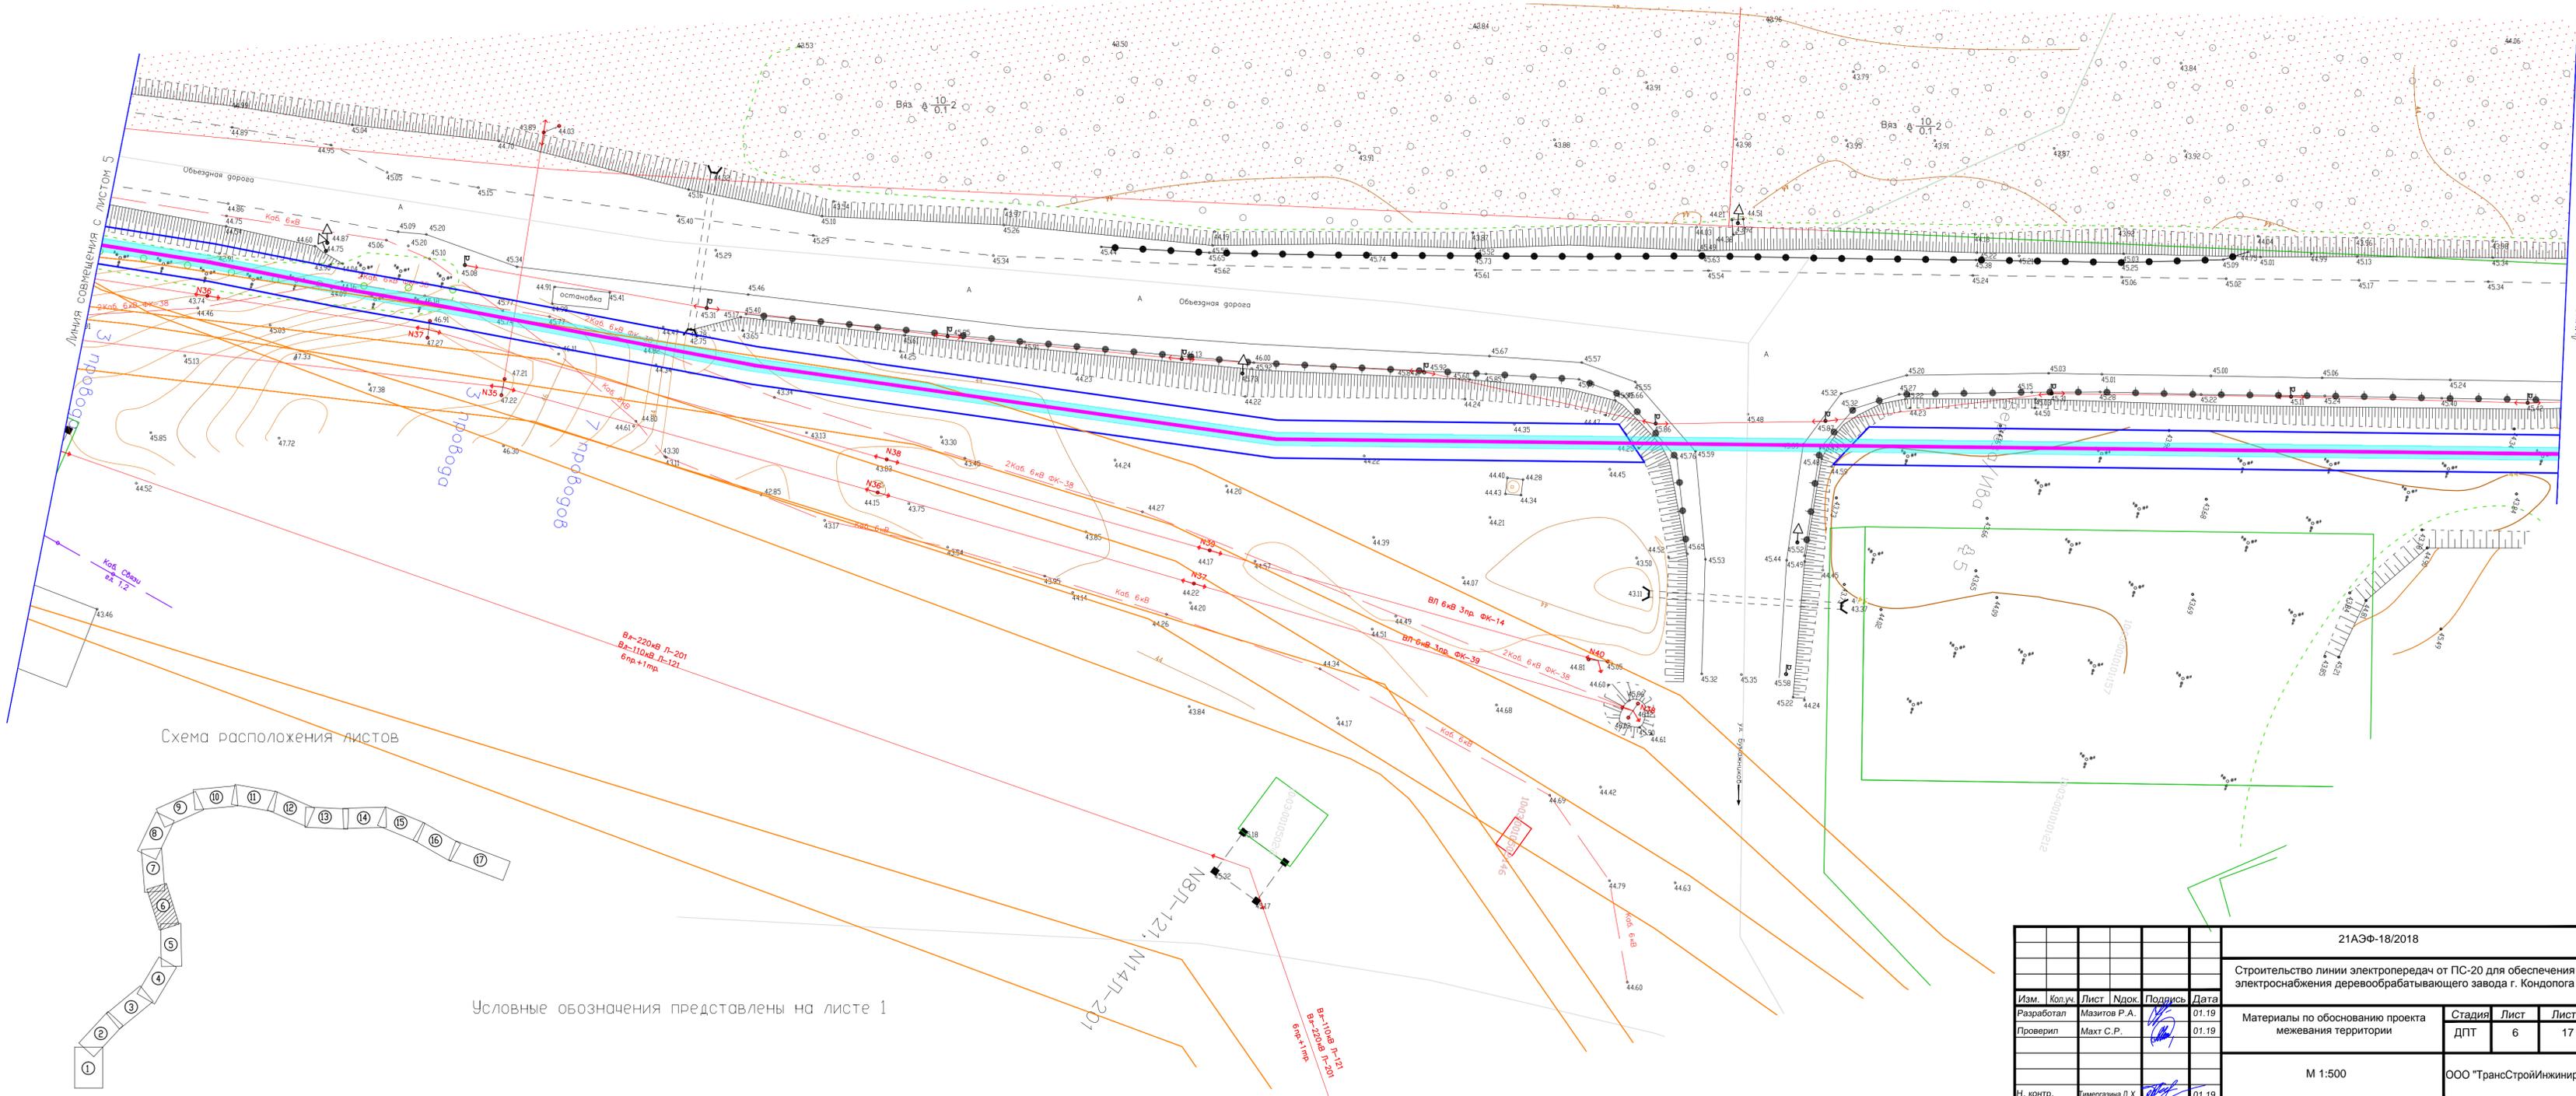


Схема расположения листов

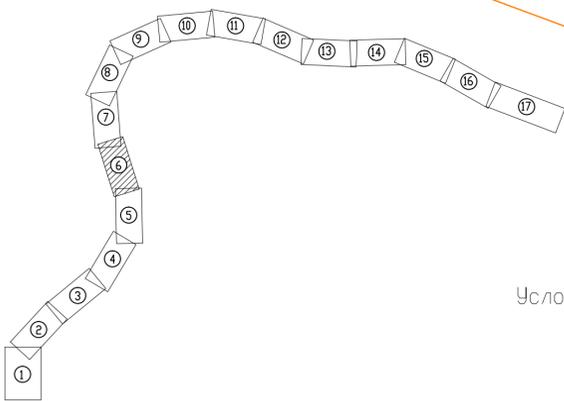

Условные обозначения представлены на листе 1

21АЭФ-18/2018					
Строительство линии электропередач от ПС-20 для обеспечения электроснабжения деревообрабатывающего завода г. Кондопога					
Изм.	Коп.уч.	Лист	Изд.	Подпись	Дата
Разработал	Мазитов Р.А.				01.19
Проверил	Махт С.Р.				01.19
И. контр.	Ильмерзая Л.Х.				01.19
Материалы по обоснованию проекта межевания территории			Стадия	Лист	Листов
			ДПТ	6	17
М 1:500			ООО "ТрансСтройИнжиниринг"		


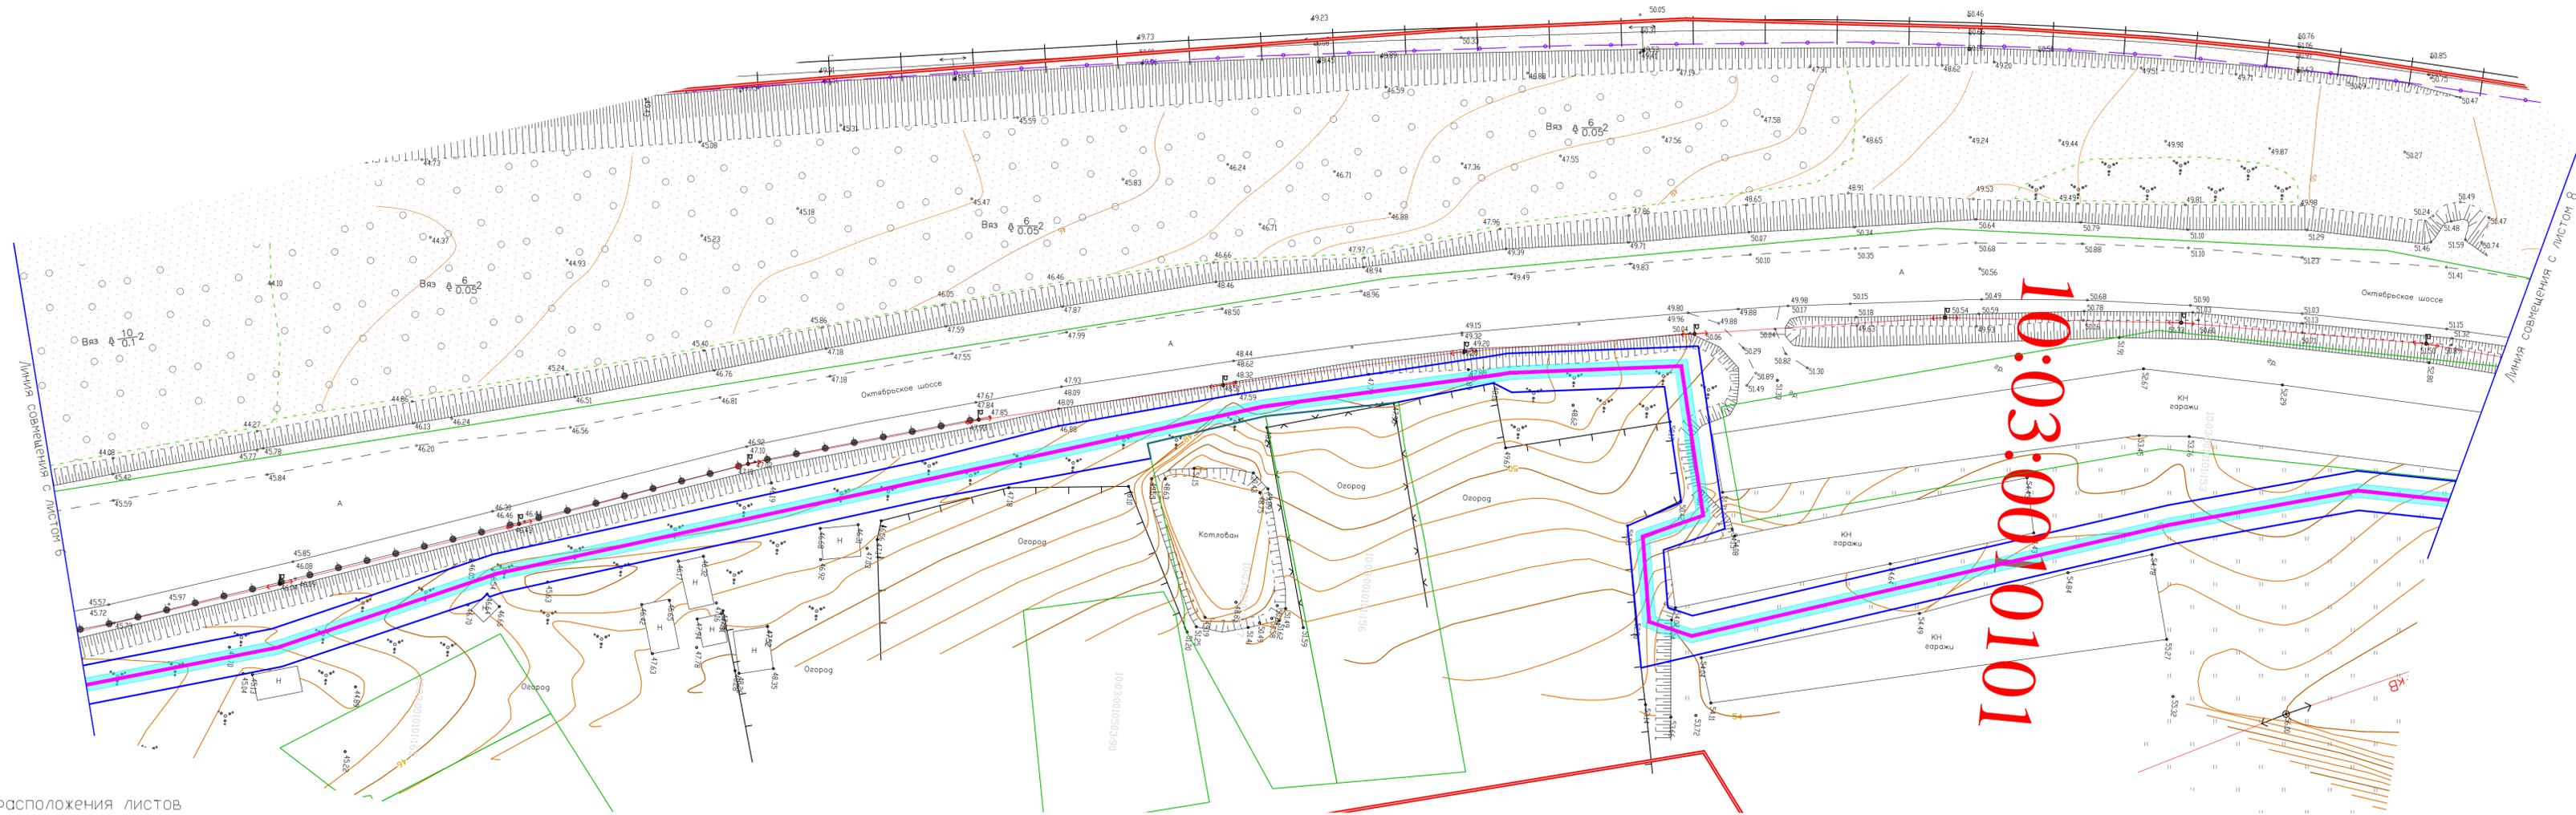




Схема расположения листов

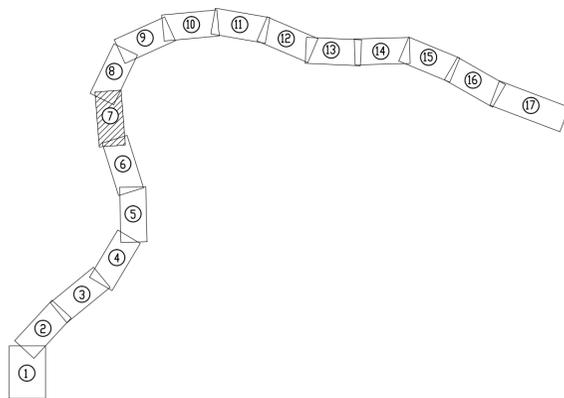

Условные обозначения представлены на листе 1

						21АЭФ-18/2018			
						Строительство линии электропередач от ПС-20 для обеспечения электроснабжения деревообрабатывающего завода г. Кондопога			
Изм.	Копуч.	Лист	Ндок.	Подпись	Дата	Материалы по обоснованию проекта межевания территории	Стадия	Лист	Листов
Разработал					01.19		ДПТ	7	17
Проверил	Махт С.Р.				01.19				
						M 1:500	ООО "ТрансСтройИнжиниринг"		
Н. контр.	Тимергазина Л.Х.				01.19				


Схема расположения листов

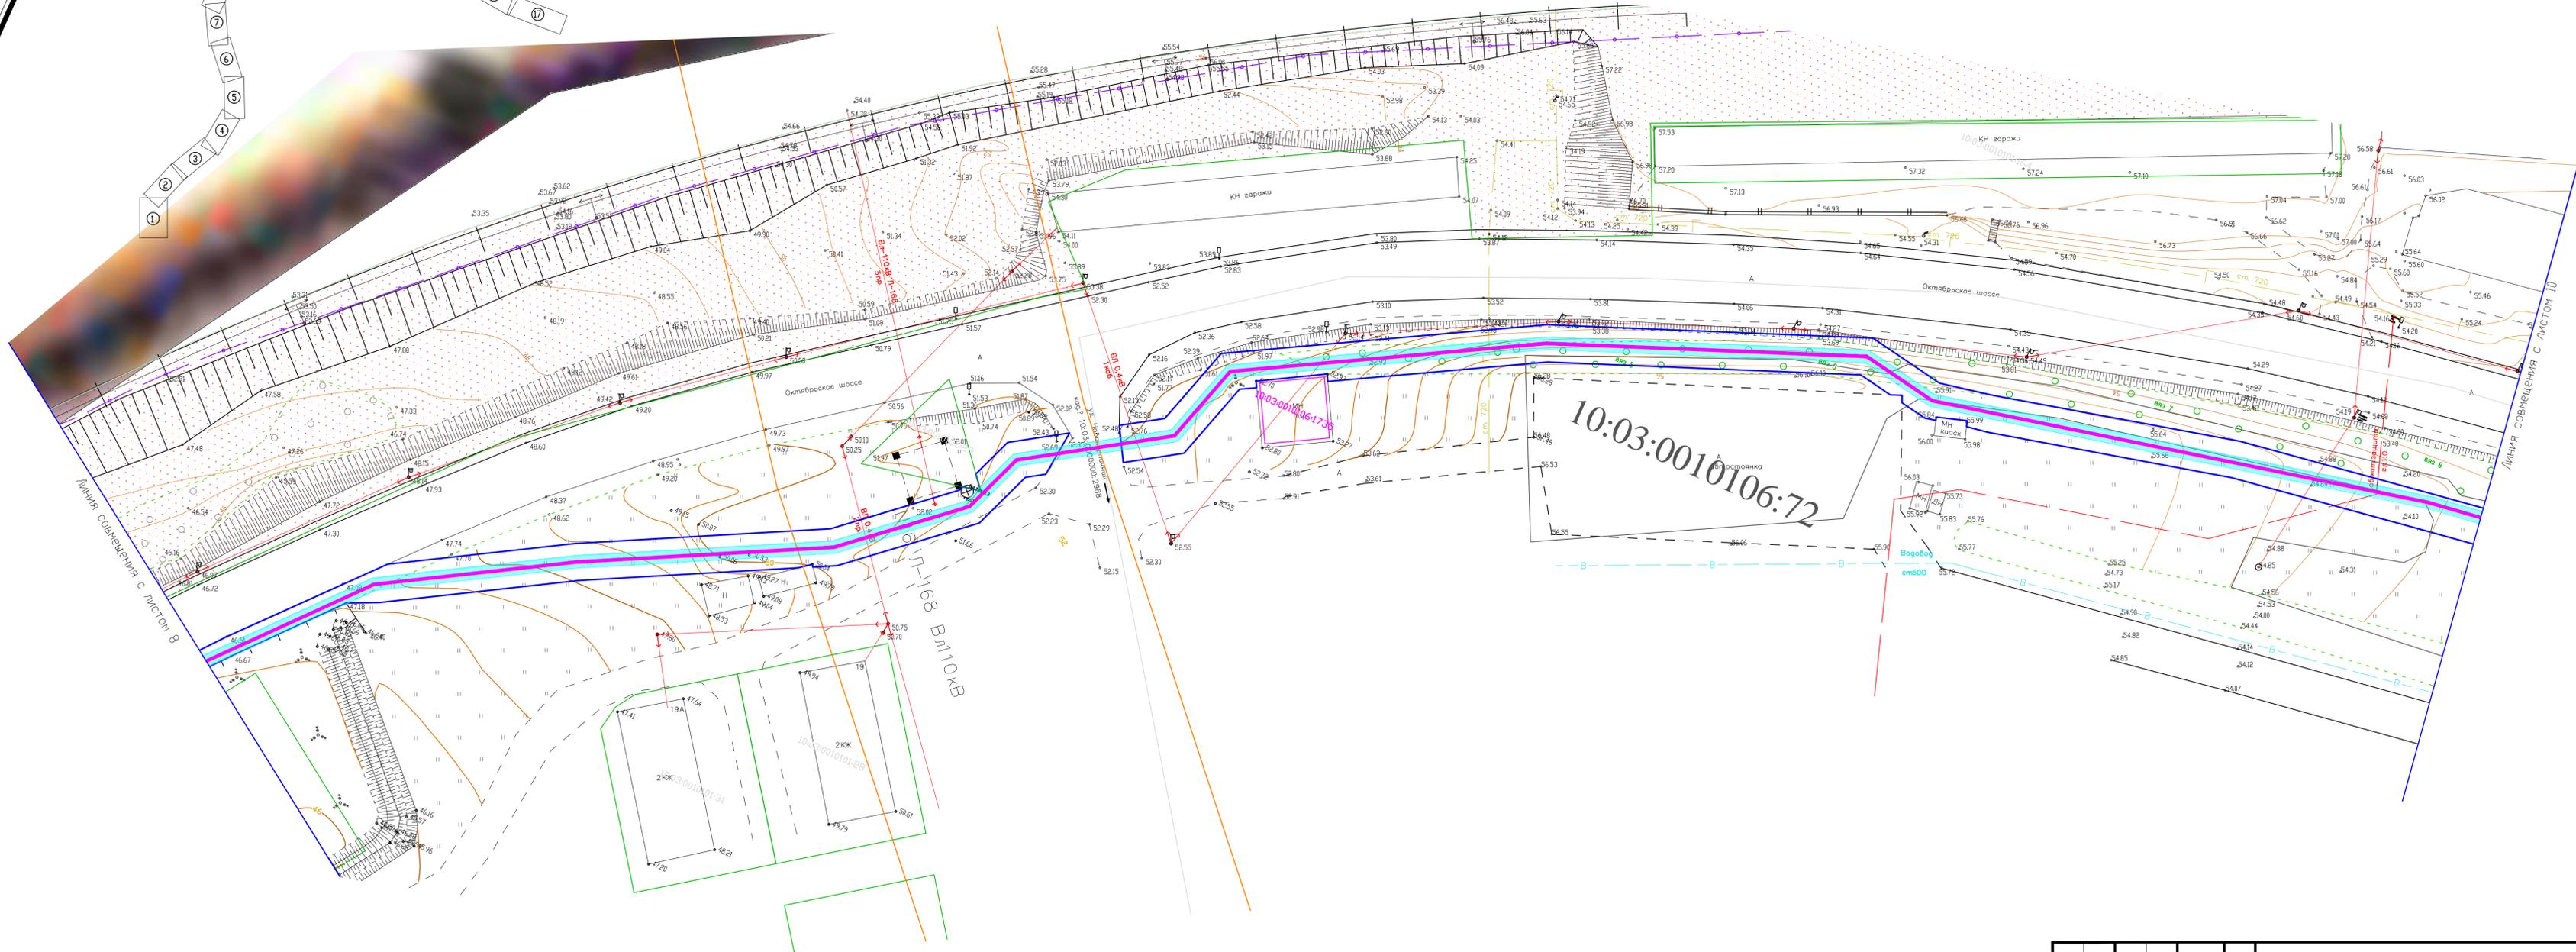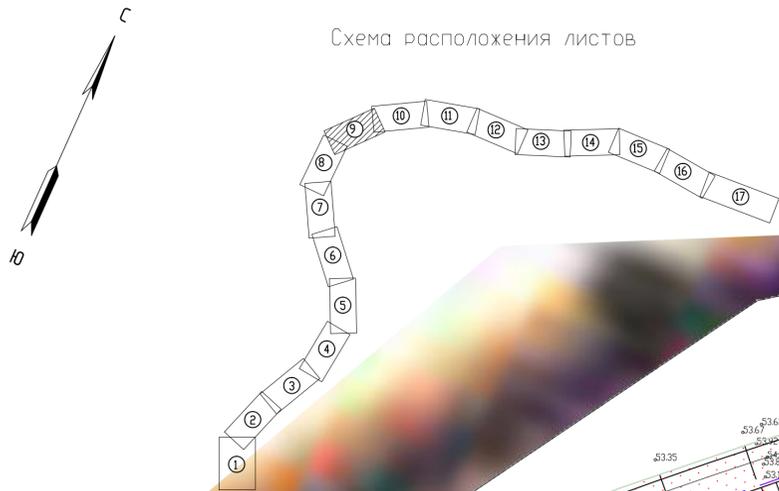

Условные обозначения представлены на листе 1

						21АЭФ-18/2018			
						Строительство линии электропередач от ПС-20 для обеспечения электроснабжения деревообрабатывающего завода г. Кондопога			
Изм.	Коп.уч.	Лист	Ндок.	Подпись	Дата	Материалы по обоснованию проекта межевания территории	Стадия	Лист	Листов
Разработал				Мазитов Р.А.	01.19		ДПТ	9	17
Проверил				Махт С.Р.	01.19				
						M 1:500	ООО "ТрансСтройИнжиниринг"		
Н. контр.				Тимергазина Л.Х.	01.19				

Имя, И. подп. Подпись и дата Взам. инв. N

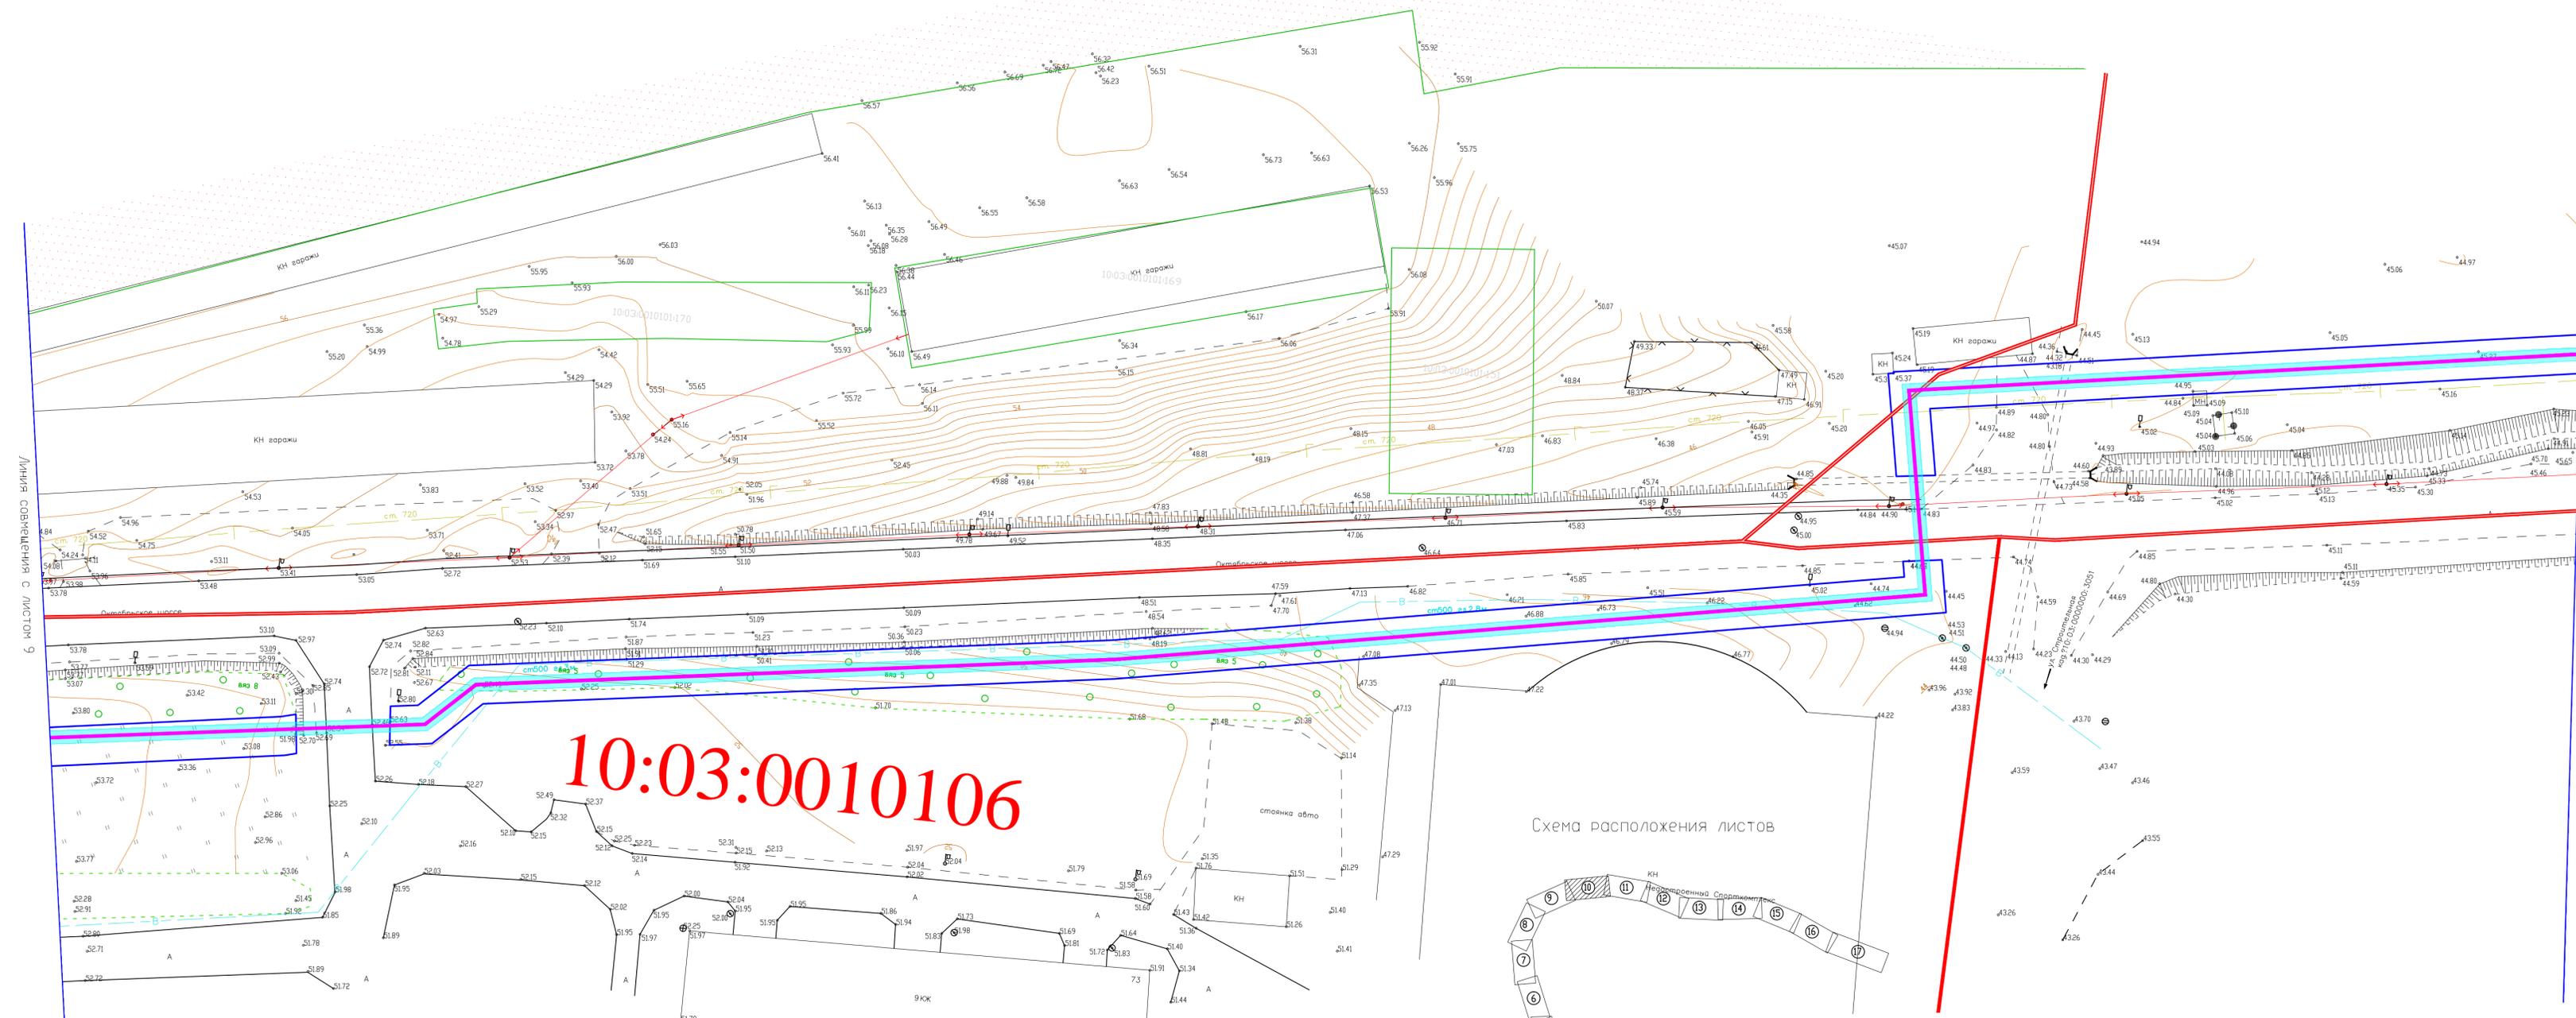


Линия совмещения с листом 9

Линия совмещения с листом 11

10:03:0010106

Схема расположения листов

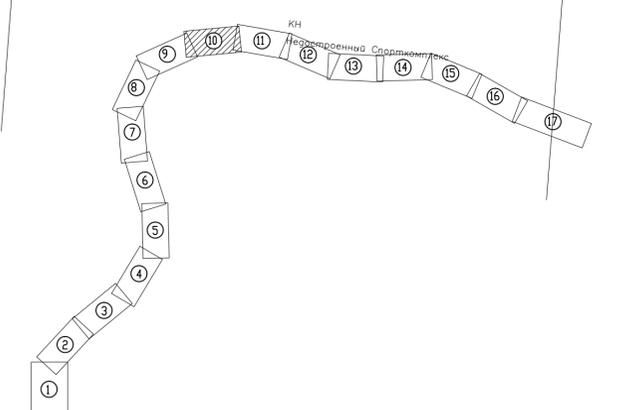

Условные обозначения представлены на листе 1

						21АЭФ-18/2018			
						Строительство линии электропередач от ПС-20 для обеспечения электроснабжения деревообрабатывающего завода г. Кондопога			
Изм.	Коп.уч.	Лист	Изд.	Подпись	Дата	Материалы по обоснованию проекта межевания территории	Стадия	Лист	Листов
Разработал			Мазитов Р.А.		01.19		ДПТ	10	17
Проверил			Махт С.Р.		01.19				
						M 1:500	ООО "ТрансСтройИнжиниринг"		
И. контр.			Тиммергазина Л.Х.		01.19				

Имя, И. подл. Подпись и дата. Взам. инв. N



10:03:0010107


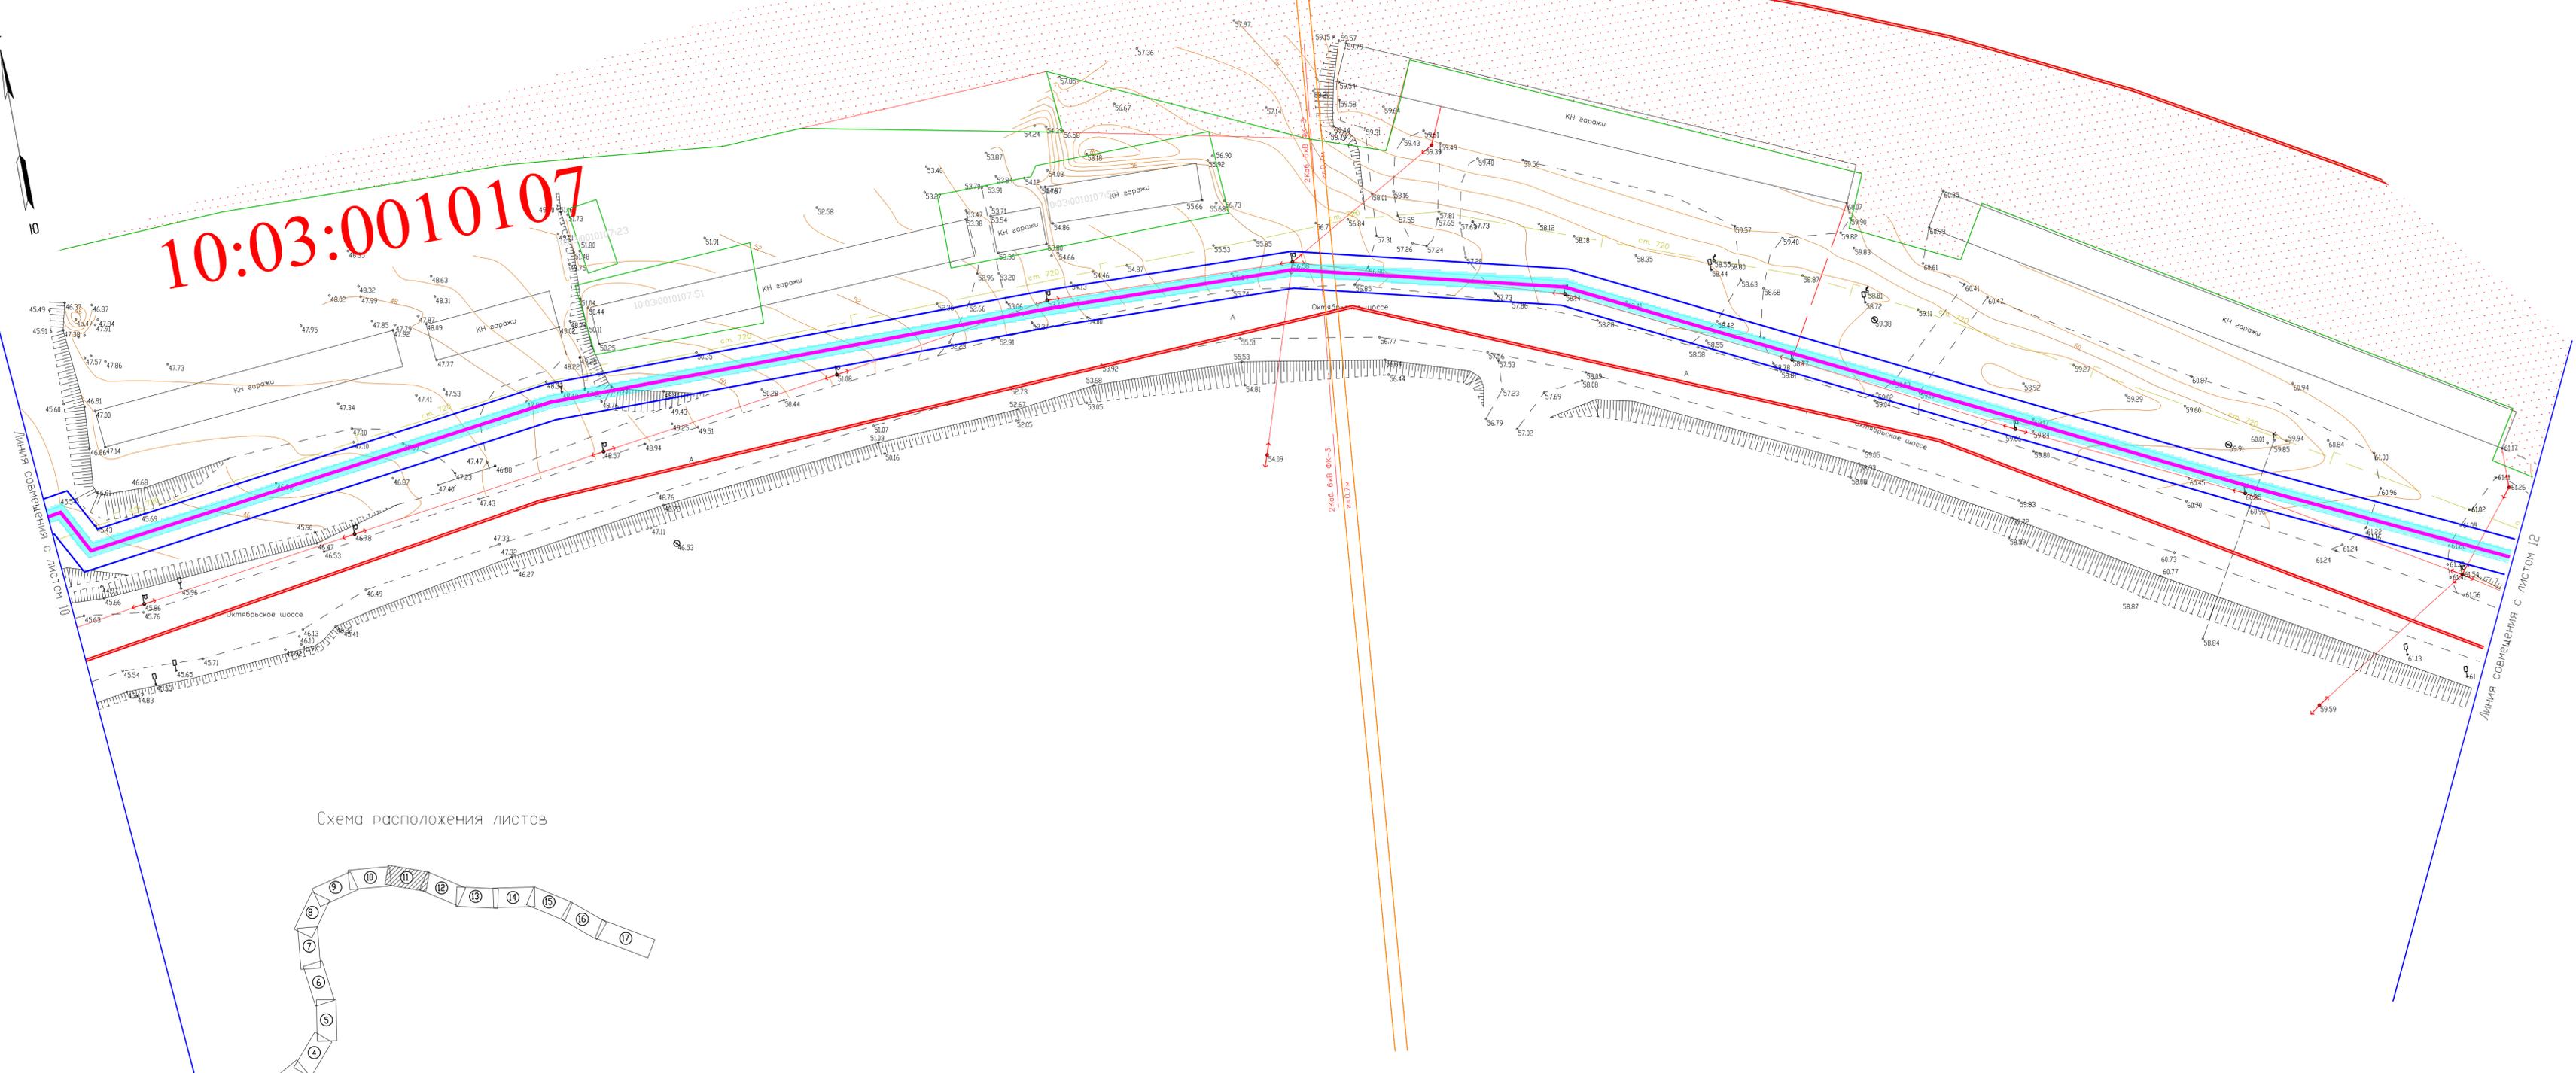


Схема расположения листов

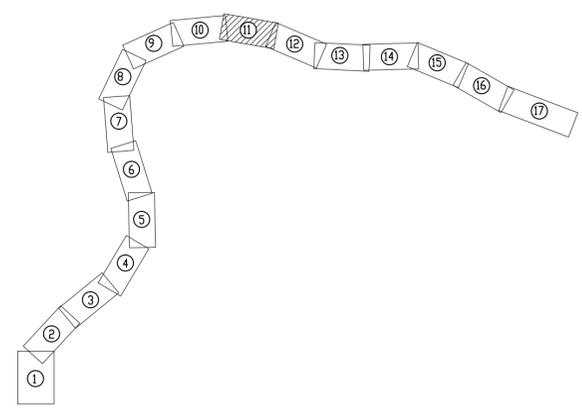

Условные обозначения представлены на листе 1

						21АЭФ-18/2018			
						Строительство линии электропередач от ПС-20 для обеспечения электроснабжения деревообрабатывающего завода г. Кондопога			
Изм.	Коп.уч.	Лист	Ндок.	Подпись	Дата	Материалы по обоснованию проекта межевания территории	Стадия	Лист	Листов
Разработал				Мазитов Р.А.	01.19		ДПТ	11	17
Проверил				Махт С.Р.	01.19				
						М 1:500			
						ООО "ТрансСтройИнжиниринг"			
Н. контр.				Тимергазина Л.Х.	01.19				

Имя, И. подп. Подпись и дата Взам. инв. N



10:03:0010107

10:03:001010

10:03:0010112


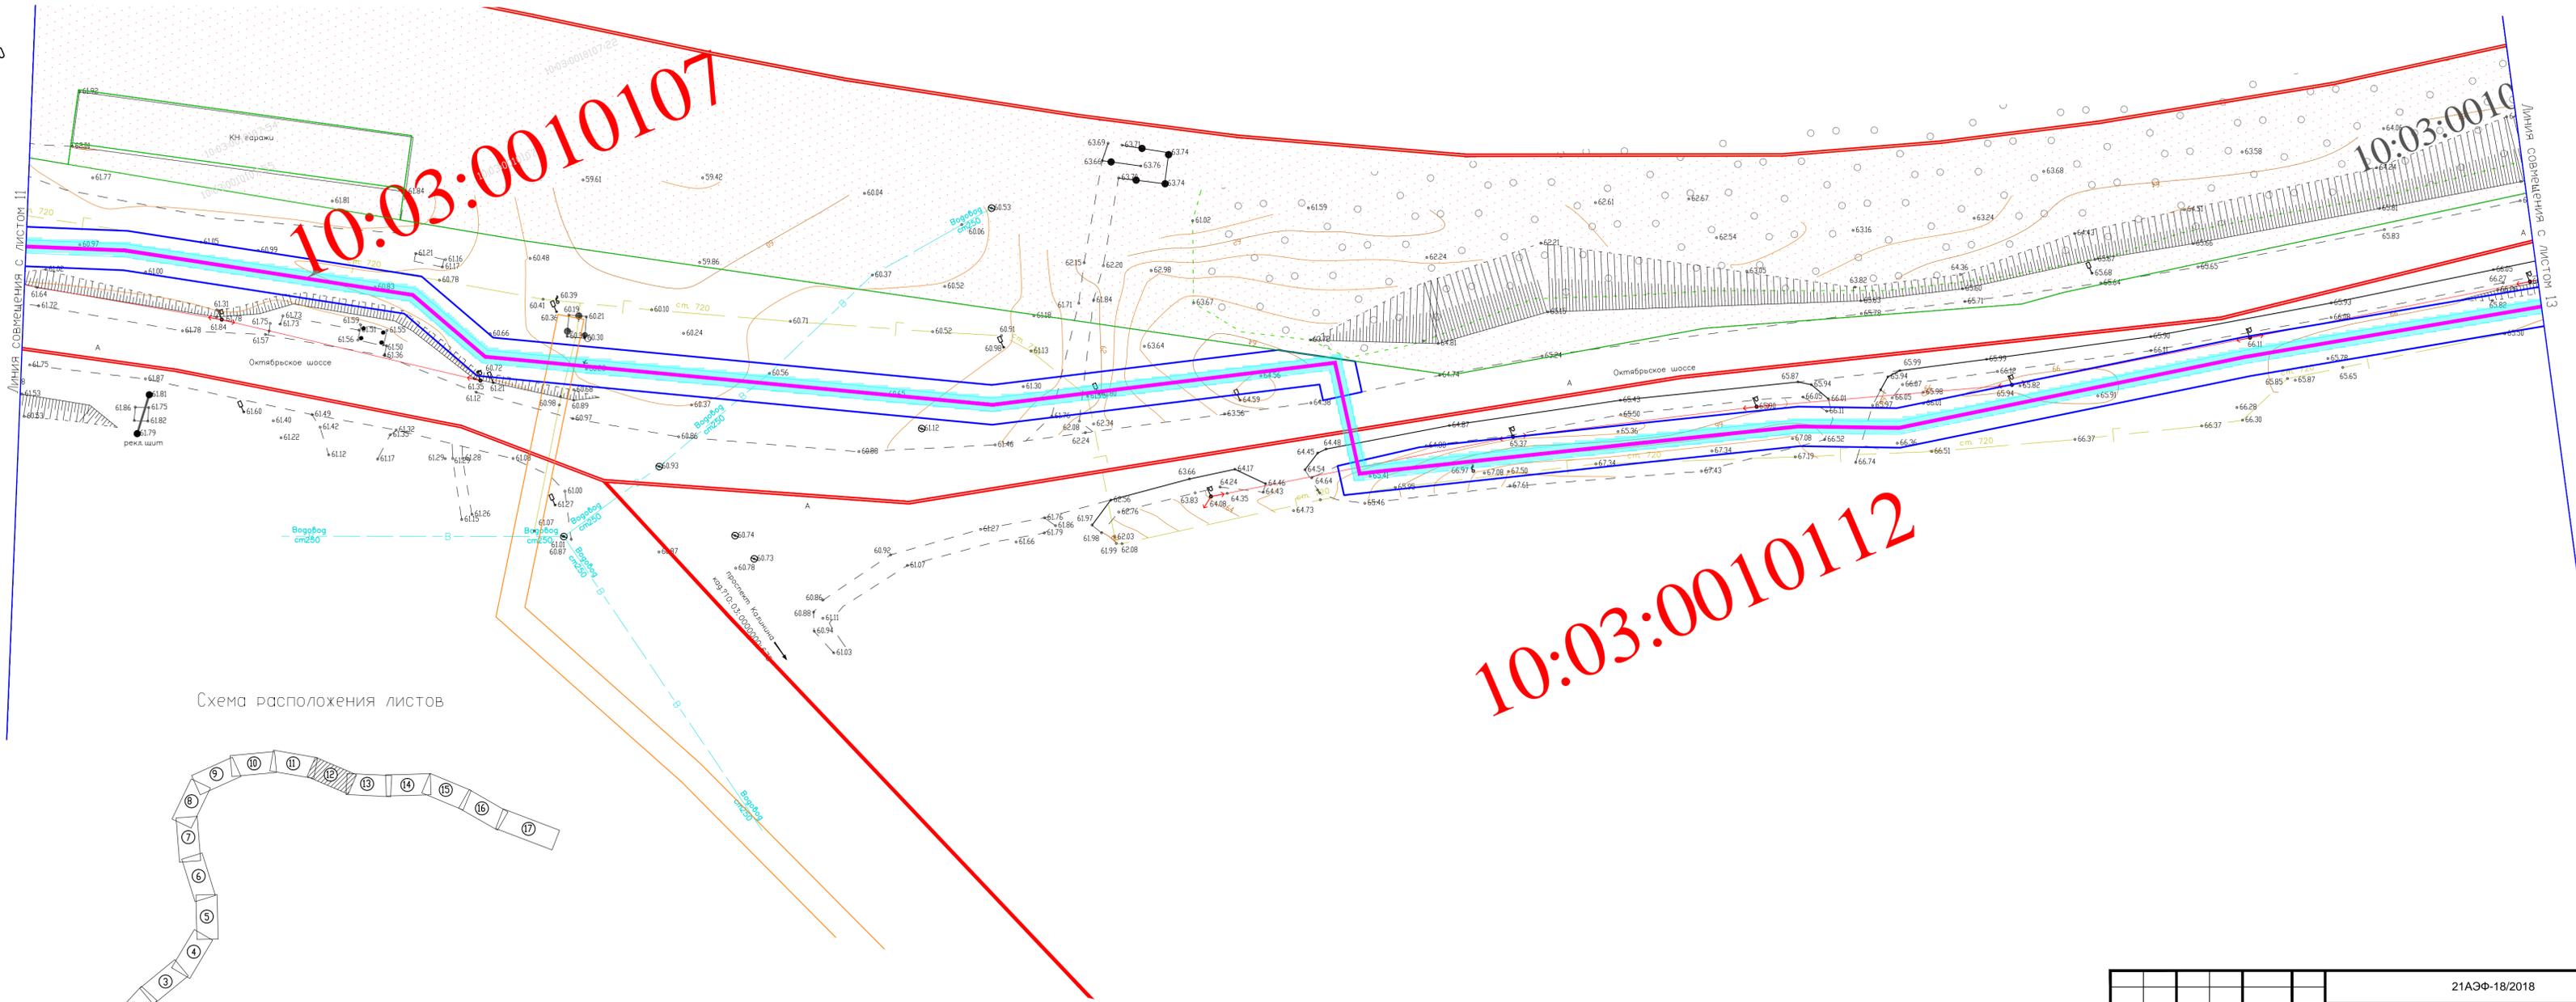


Схема расположения листов

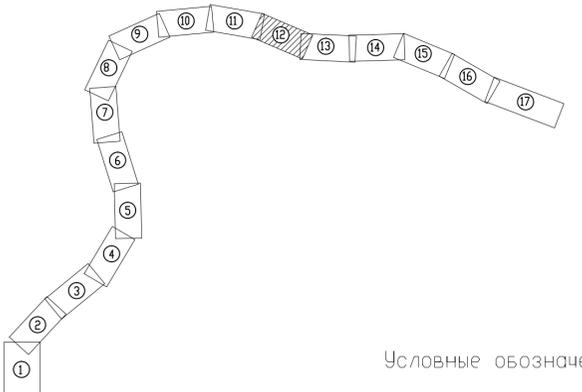


Условные обозначения представлены на листе 1

						21АЭФ-18/2018			
						Строительство линии электропередач от ПС-20 для обеспечения электроснабжения деревообрабатывающего завода г. Кондопога			
Изм.	Коп.уч.	Лист	Инд.	Подпись	Дата	Материалы по обоснованию проекта межевания территории	Стадия	Лист	Листов
Разработал		Мазитов Р.А.		<i>[Signature]</i>	01.19		ДПТ	12	17
Проверил		Махт С.Р.		<i>[Signature]</i>	01.19				
						M 1:500	ООО "ТрансСтройИнжиниринг"		
Н. контр.		Тимергазина Л.Х.		<i>[Signature]</i>	01.19				


Имя, И. подп., Подпись и дата, Взам. инв. N

С
Ю

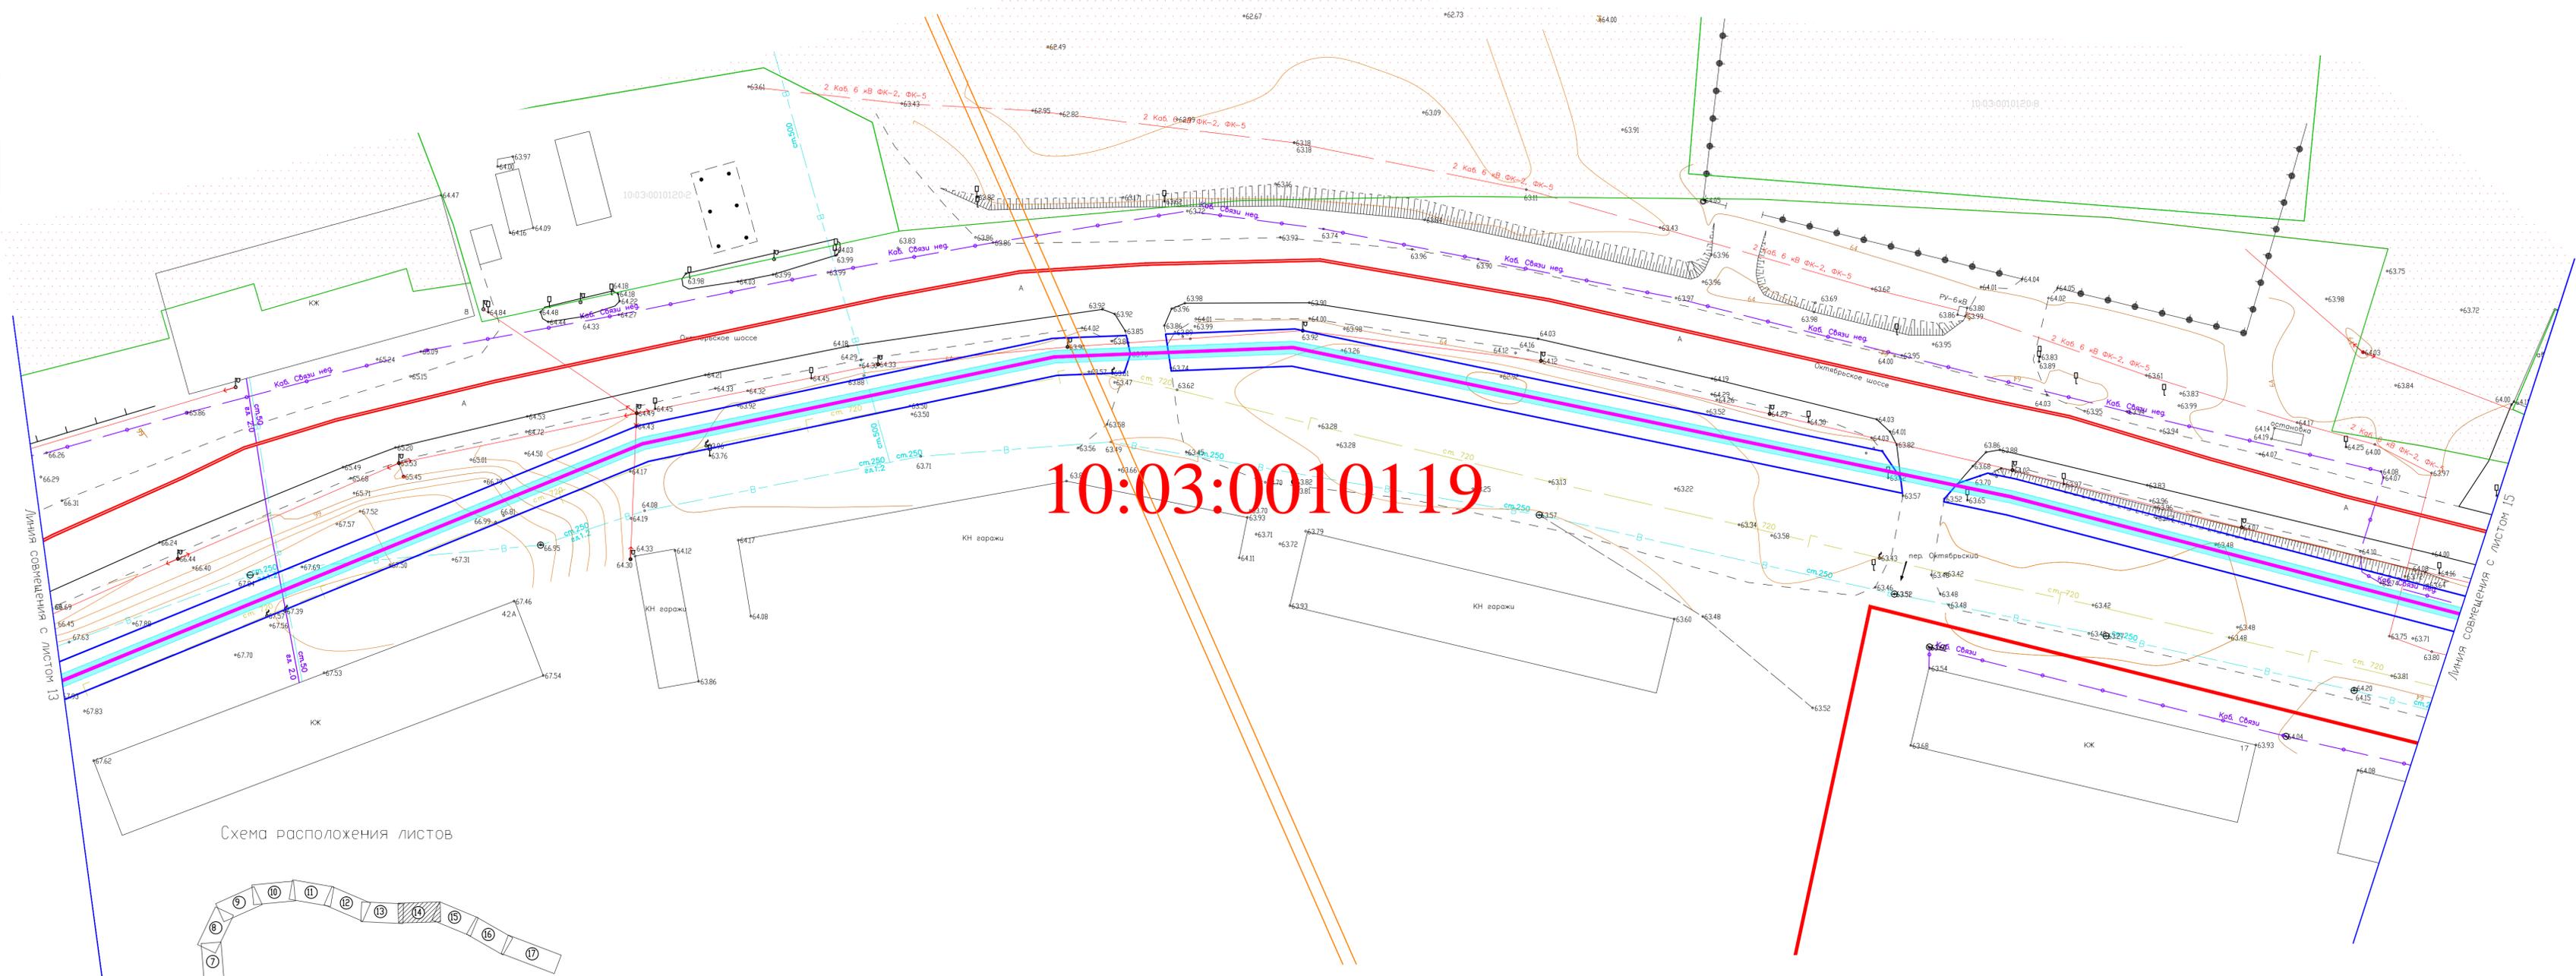

10:03:0010119

Схема расположения листов

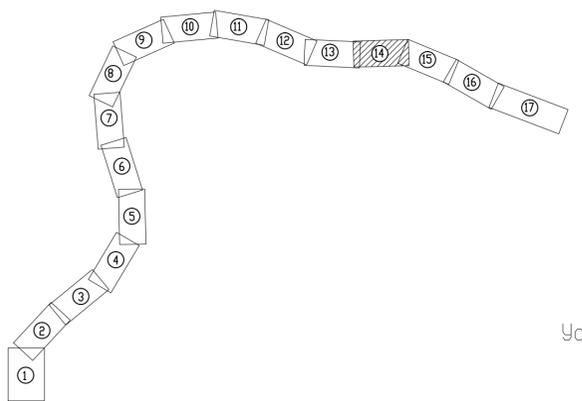

Условные обозначения представлены на листе 1

						21АЭФ-18/2018			
						Строительство линии электропередач от ПС-20 для обеспечения электроснабжения деревообрабатывающего завода г. Кондопога			
Изм.	Коп.уч.	Лист	Ндок.	Подпись	Дата	Материалы по обоснованию проекта межевания территории	Стадия	Лист	Листов
Разработал				Мазитов Р.А.	01.19		ДПТ	14	17
Проверил				Махт С.Р.	01.19				
						M 1:500	ООО "ТрансСтройИнжиниринг"		
Н. контр.				Тимергазина Л.Х.	01.19				

10:03:0010122


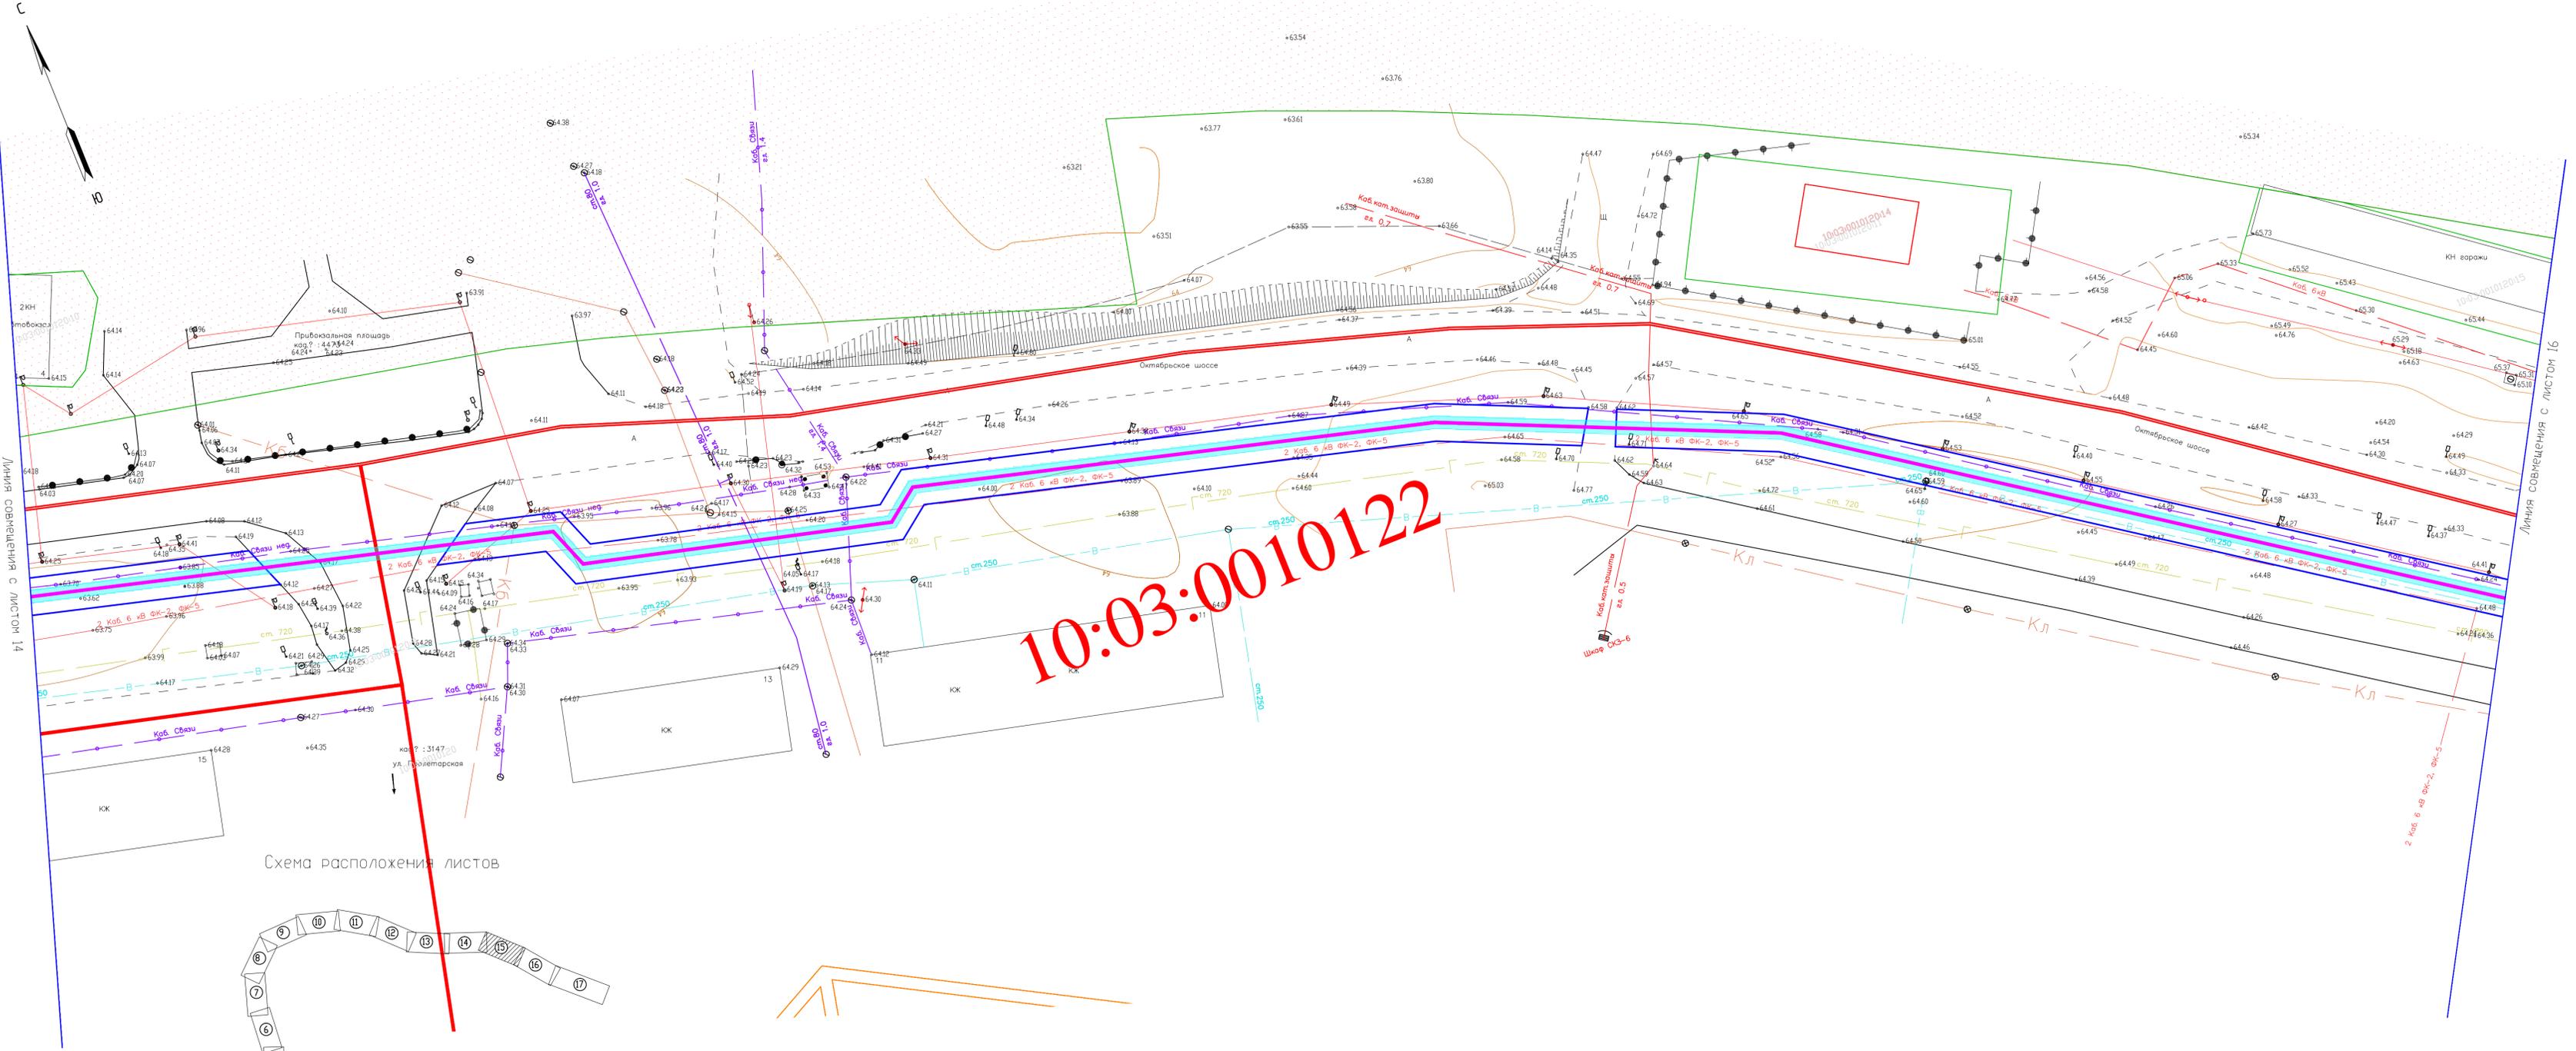



Схема расположения листов

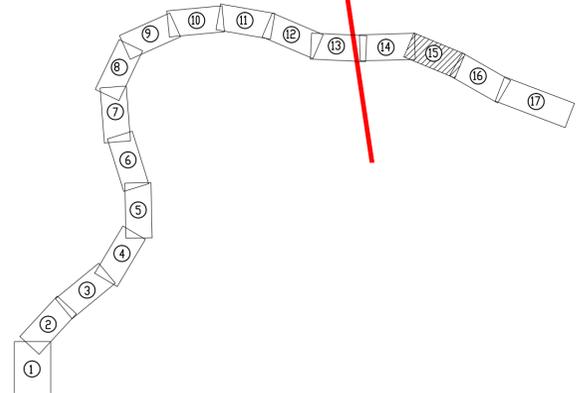

Условные обозначения представлены на листе 1

Имя, И. подл., Подпись и дата, Взам. инв. №

						21АЭФ-18/2018		
						Строительство линии электропередач от ПС-20 для обеспечения электроснабжения деревообрабатывающего завода г. Кондопога		
Изм.	Коп.	Лист	Изд.	Подпись	Дата	Материалы по обоснованию проекта		
Разработал	Махт С.Р.	Мазитов Р.А.			01.19	Стадия	Лист	Листов
Проверил	Махт С.Р.				01.19	ДПТ	15	17
						М 1:500		
						ООО "ТрансСтройИнжиниринг"		
Н. контр.	Тимергазина Л.Х.				01.19			

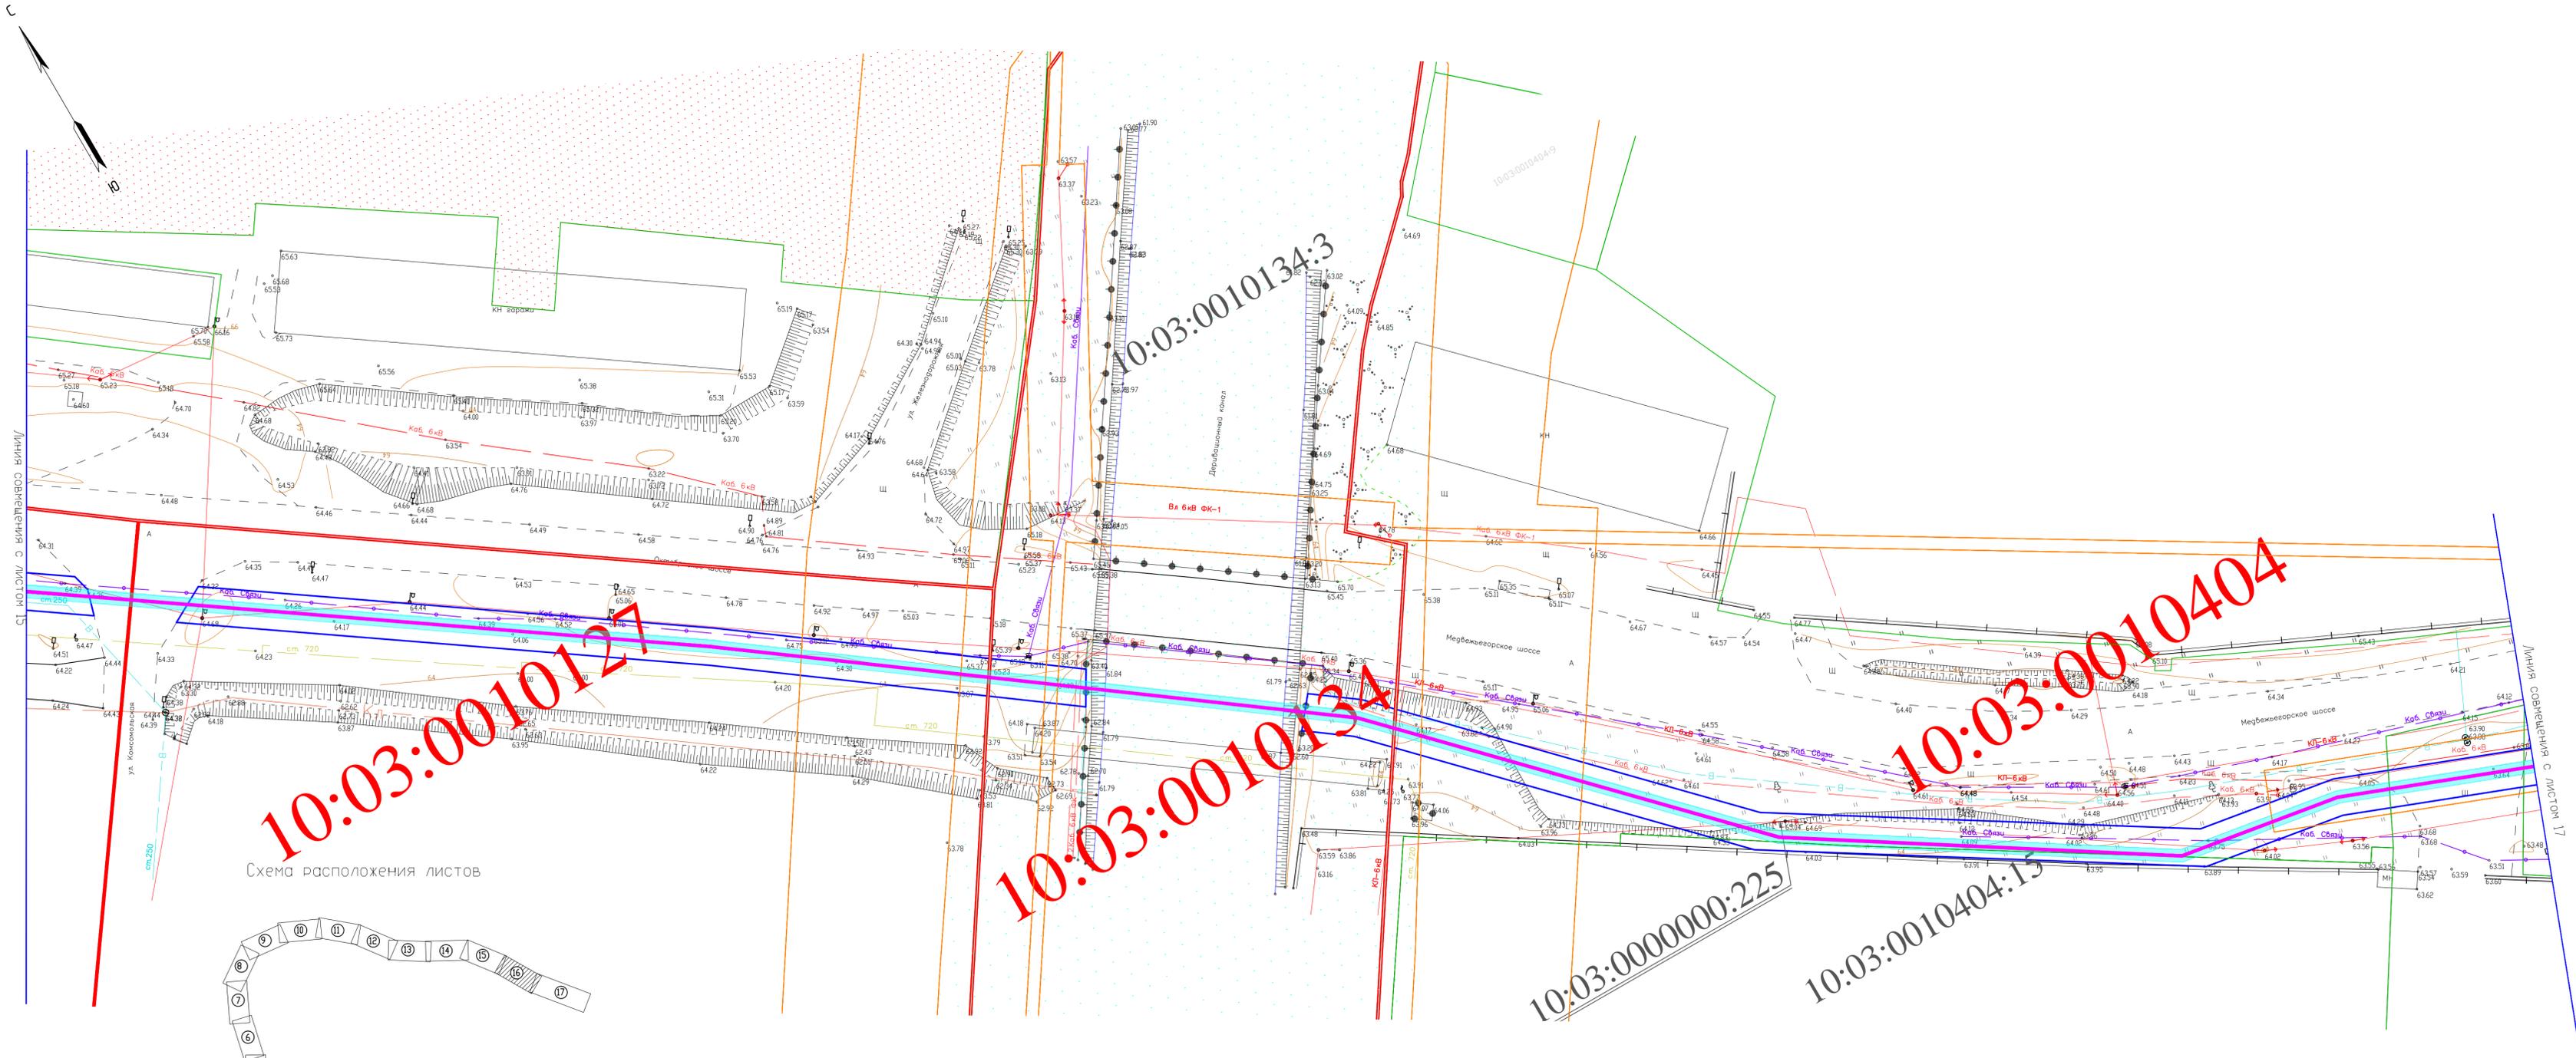

10:03:0010127

10:03:0010134


10:03:0010404

10:03:000000:225

10:03:0010404:15

10:03:0010134:3

Схема расположения листов

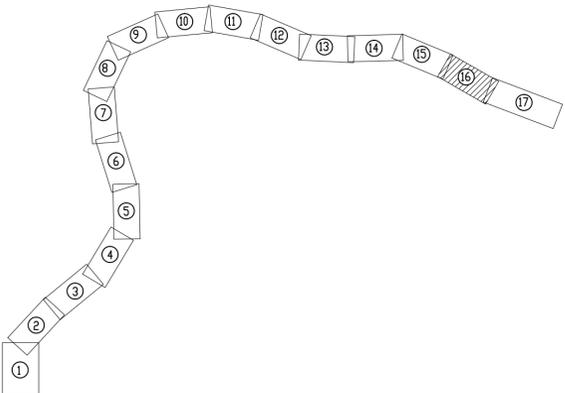


Условные обозначения представлены на листе 1

						21АЭФ-18/2018					
						Строительство линии электропередач от ПС-20 для обеспечения электроснабжения деревообрабатывающего завода г. Кондопога					
Изм.	Коп.	Лист	Изд.	Подпись	Дата	Материалы по обоснованию проекта межевания территории	Стадия	Лист	Листов	ООО "ТрансСтройИнжиниринг"	
Разработал	Мазитов Р.А.			<i>[Signature]</i>	01.19		ДПТ	16	17		
Проверил	Махт С.Р.			<i>[Signature]</i>	01.19						
						М 1:500					
И. контр.	Тимразина Л.Х.			<i>[Signature]</i>	01.19						

Условные обозначения представлены на листе 1

Схема расположения листов

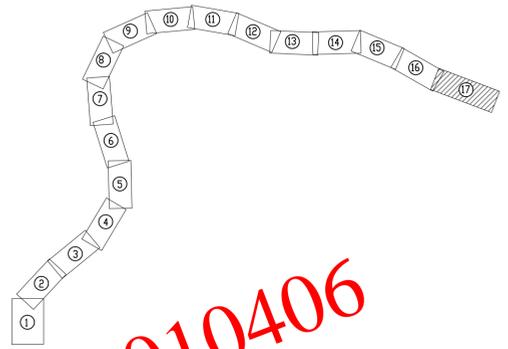

10:03:0010405

10:03:0010406:2

10:03:0010406

30 МЕТРОВ



Лист 10:03:0010406:2

10:03:0010404:7

Изм.						21АЭФ-18/2018					
Строительство линии электропередач от ПС-20 для обеспечения электроснабжения деревообрабатывающего завода г. Кондопога											
Изм.	Кол-во	Лист	Надл.	Подпись	Дата	Материалы по обоснованию проекта межевания территории			Стадия	Лист	Листов
Разработал	Майков Р.А.				01.19				ДПТ	17	17
Проверил	Махт С.Р.				01.19						
М 1:500						ООО "ТрансСтройИнжиниринг"					
И. контр.	Иммергина Л.Х.				01.19						

Изм. N подл. Подпись и дата

Ваши. лист N

Формат А3*4